


PLANTA VESTIARIOS - LATERAL B - INSTALACIÓN DE FONTANERÍA 1/75

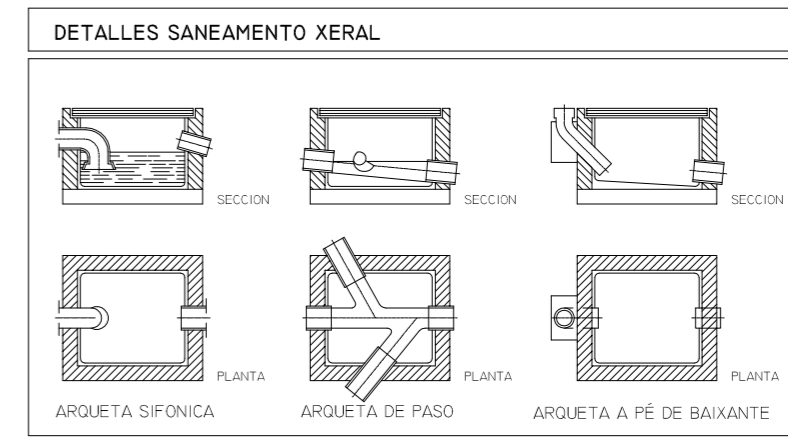

NOMENCLATURA INSTALACIÓN SANEAMENTO


SIGNO	DESIGNACION
●	BAIXANTE AUGAS RESIDUAIS
---	CANALIZACIÓN COLGADA BAIXO FORXADO
---	CANALIZACIÓN PEQUENO SANEAMENTO
---	CANALIZACIÓN SOTERRADA E PROTEXIDA
□	BOTE SIFÓNICO
□	ARQUETA

NOTA: TODA A INSTALACIÓN, ASÍ COMO OS DIÁMETROS DOS CONDUCTOS, DEBERÁN VERIFICARSE NA OBRA, SEGUINDO CRITERIOS DA DIRECCIÓN FACULTATIVA DAS OBRAS.


DESAUGUE DE APARATOS

LAVABOS	40 mm.
DUCHAS	40 mm.
BOTE SIFÓNICO SAIDA	50 mm.
SUMIDOIRO DUCHAS	110 mm.
INODOROS	110 mm.


NOTAS:  
 - O SANEAMENTO FARASE EN PVC.  
 - OS DESAUGUES INDIVIDUAIS DE APARATOS E BOTES SIFÓNICOS QUE NON ESTÉN ESPECIFICADOS NOS PLANOS CORRESPONDENTES, REALIZARANSE COS DIÁMETROS MÍNIMOS SINLADOS NESTE CADRO.  
 - CANDO UN TRAMO DE SERVICIO A DOUS OU MÁIS DESAUGUES INDIVIDUAIS O DIÁMETRO MÍNIMO DESTA SERÁ DE 50 mm.  
 - OS INODOROS SERÁN DE DESAGÜE VERTICAL POLO FALSO TEITO NA PLANTA INFERIOR, AGÁS CANDO SE SINALE NO PLANO ESPECIFICAMENTE.

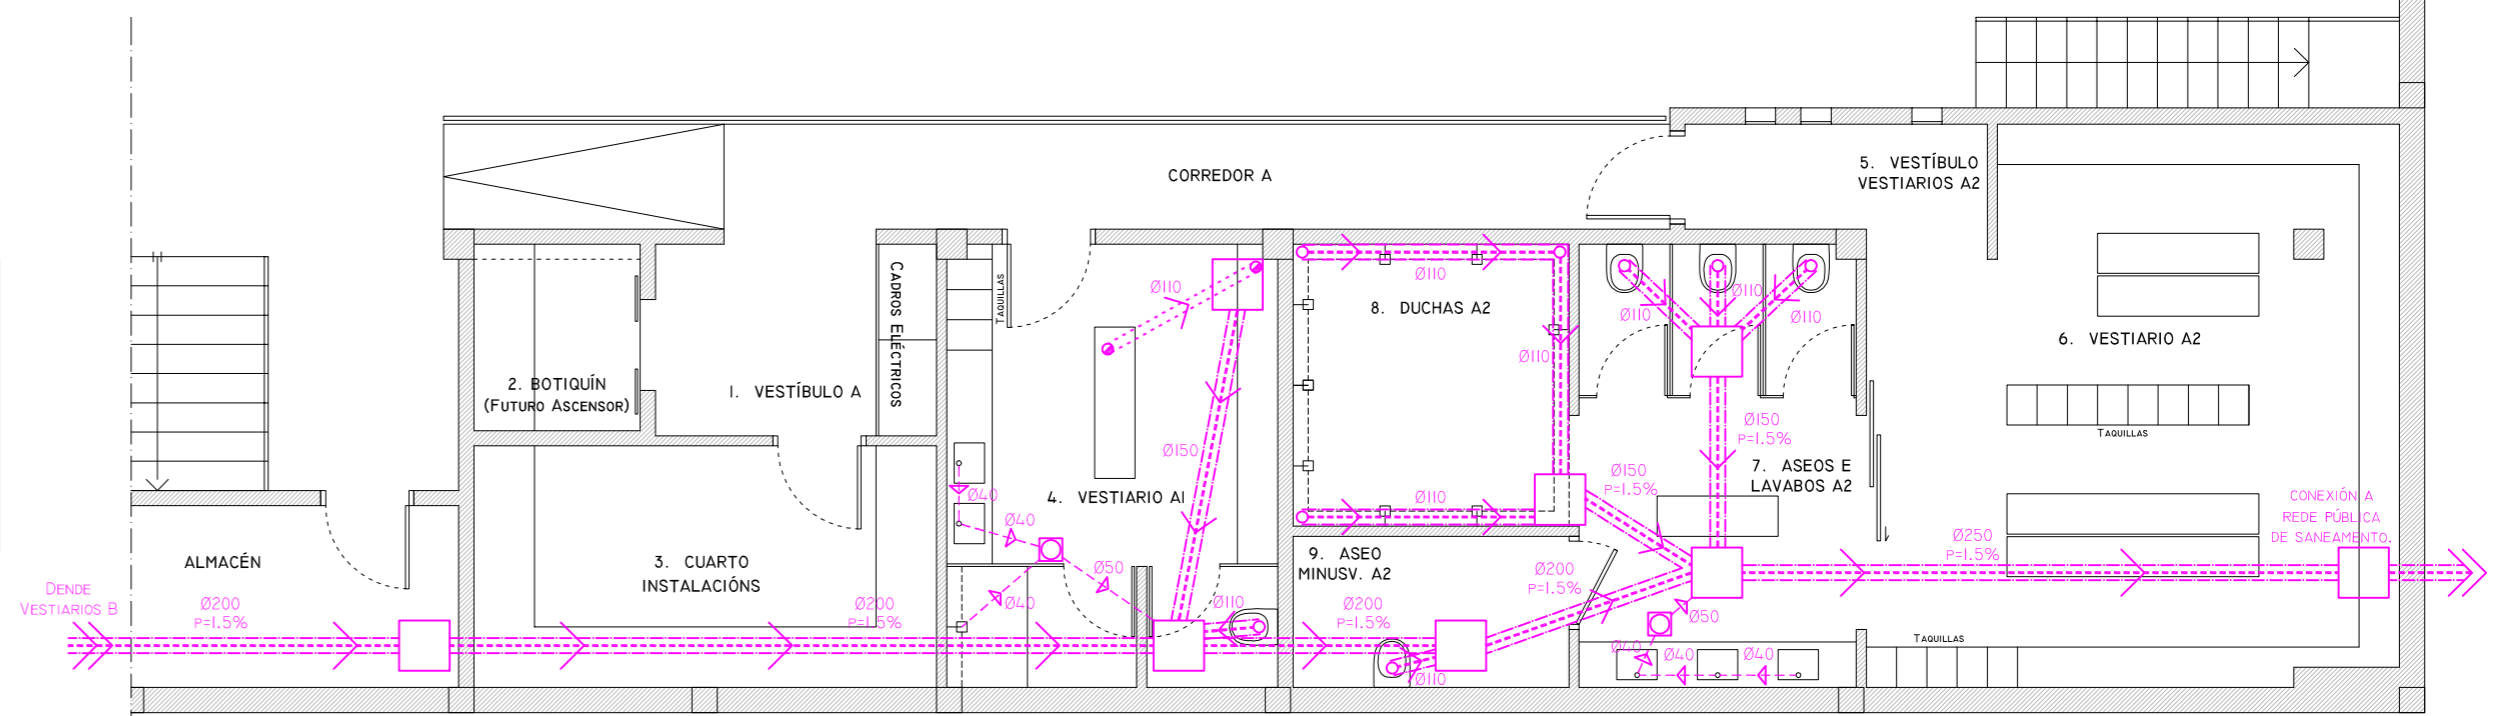

PLANTA VESTIARIOS - LATERAL A - INSTALACIÓN DE FONTANERÍA 1/75

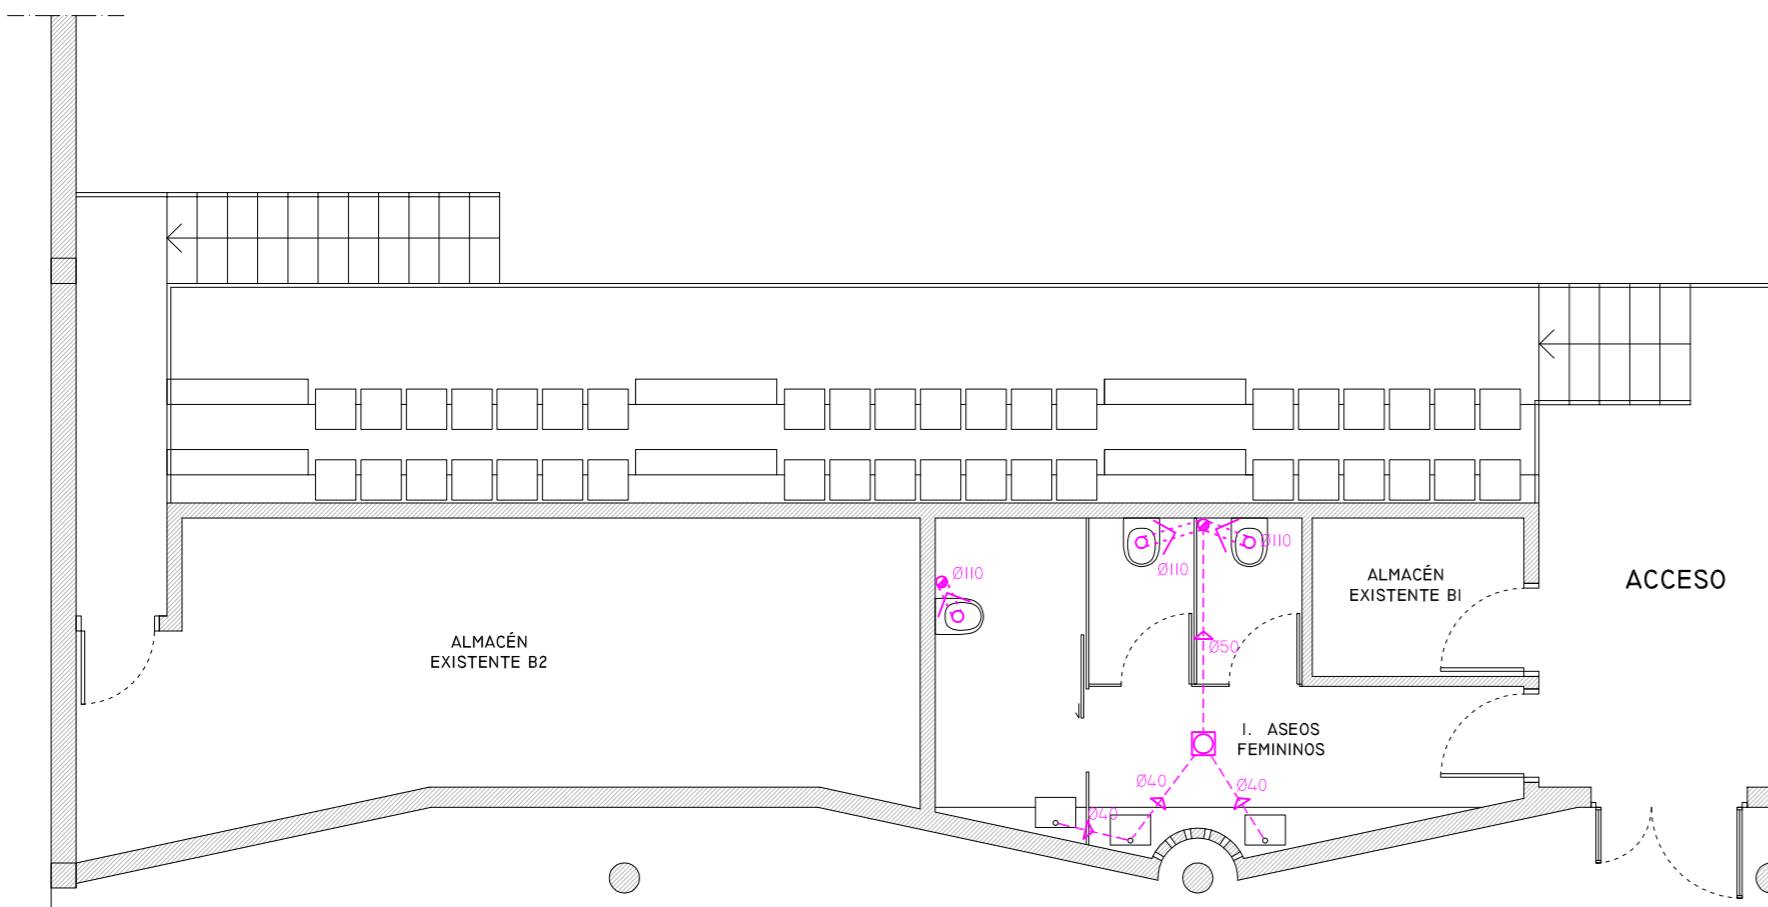

PLANTA ASEOS - LATERAL B - INSTALACIÓN DE FONTANERÍA 1/75

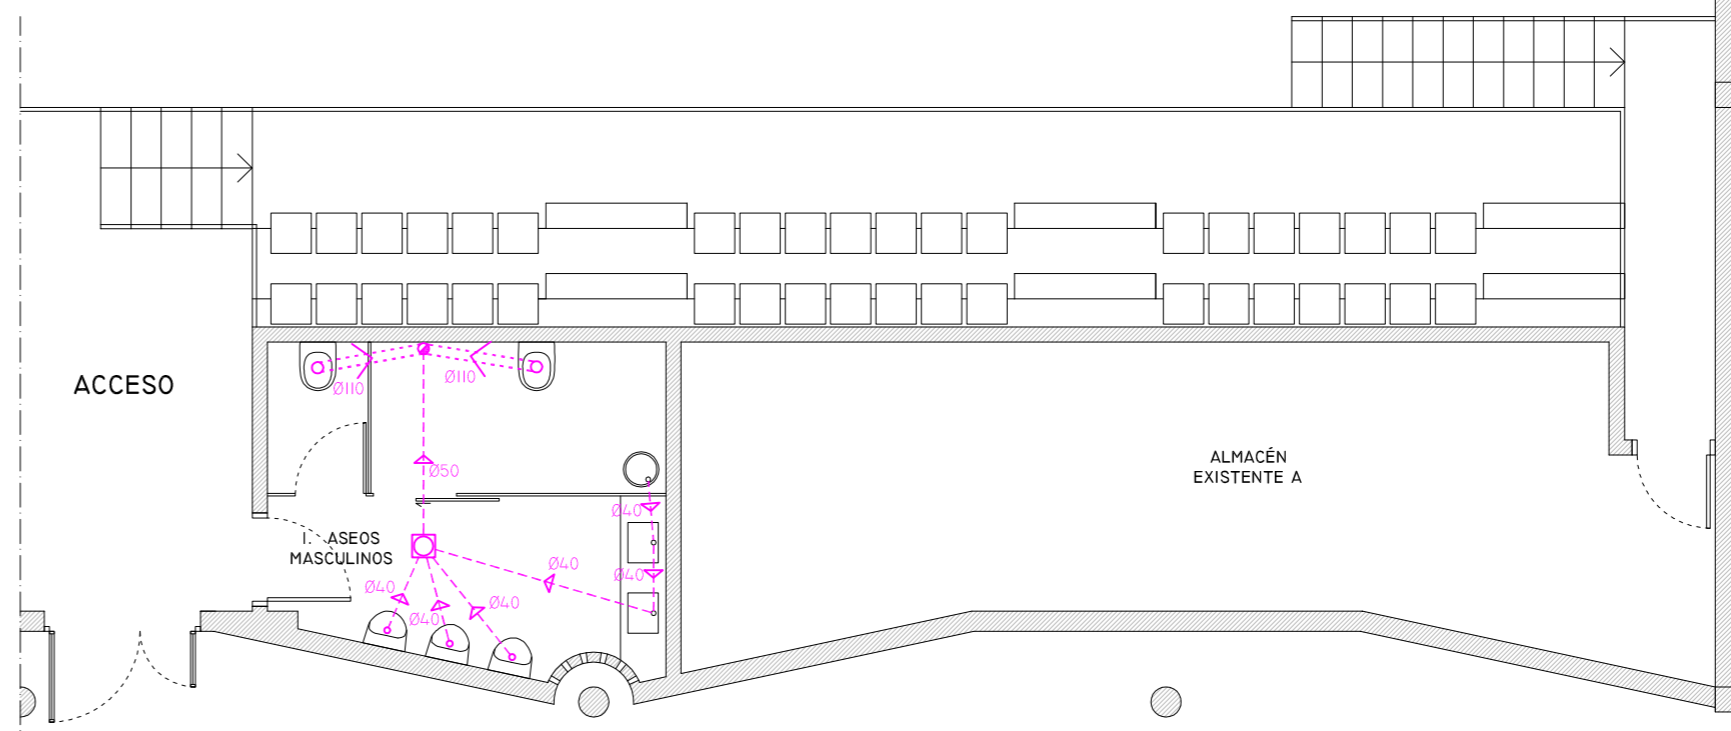

PLANTA ASEOS - LATERAL A - INSTALACIÓN DE FONTANERÍA 1/75

arquitecto

**SILA CECILIA MARTÍNEZ ABAL**

situación: RÚA RAMÓN Y CAJAL, nº 6 - MONDARIZ  
 promotor: CONCELLO DE MONDARIZ  
 data: marzo 2013



plano: ESTADO REFORMADO - INSTALACIÓN DE SANEAMENTO  
 escala: 1/75

4.3

REFORMA DOS VESTIARIOS, DOS ASEOS, E OBRAS COMPLEMENTARIAS NO PAVILLÓN POLIDEPORTIVO