



PLANTACUBIERTAS

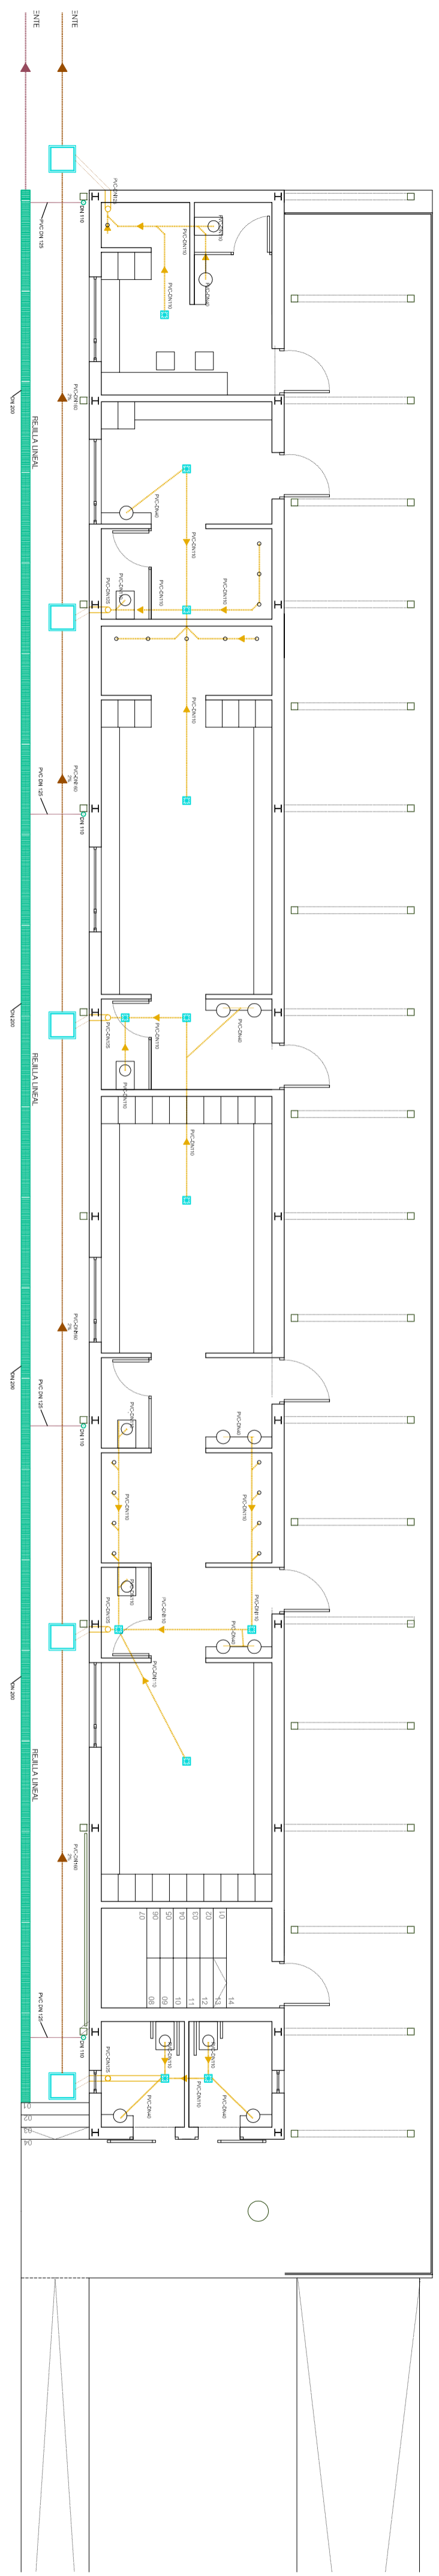

PLANTA BAJA

LEYENDA DE SANEAMIENTO

	RED DE SANEAMIENTO ENTERRADA
	RED DE SANEAMIENTO COLGADA
	RED DE PUMPALES ENTERRADA
	REJILLA LINEAL PARA PUMPALES
	ARQUETA DE REGISTRO
	SUMIDERO SIFONICO
	BAYANTE DE PUMPALES

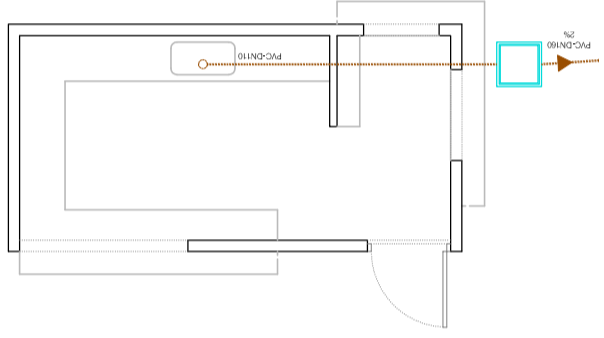

PLANTA BAR

CONCELLO DE VILANOVA DE AROUSA

Rua do Concello, 11 - 36000 - VILANOVA DE AROUSA - PONTENEVA - TÁLEXO: 986 294 021 - FAX: 986 294 089

Proyecto
PROXECTO BASICO Y DE EJECUCION PARA COMPLEJO DEPORTIVO EN VILANOVA DE AROUSA
 FASE 1: VESTIARIOS Y MODULO DE BARRAQUILLAS

Udax'08 O' Barroa, s/n - VILANOVA DE AROUSA - PONTENEVA

Arquitecto
MANUEL GONZALEZ SANCHIDRIAN
 Uda. Uda. 23 - 4 - 8 - 28002 - PONTENEVA - 48111 - PONTENEVA@CONCELLO.AES

Fecha
JULIO DE 2014

Nivel
 None

Numero
L01

Escala
1/100

Plano
SANEAMIENTO

Firma