



PLANTA SEMISÓTANO

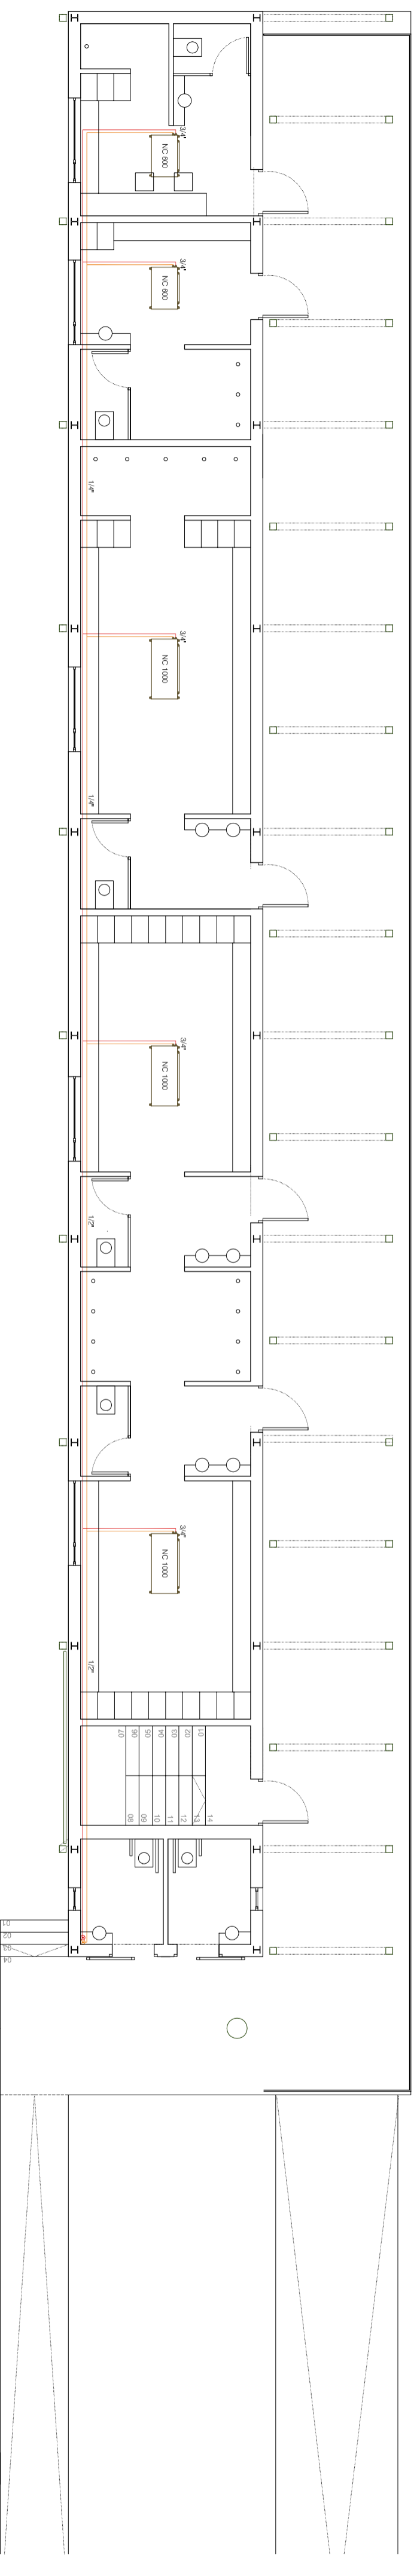

PLANTA BAJA

LEYENDA DE CALEFACCION	
	CIRCUITO CALEFACCIONIDA
	CIRCUITO CALEFACCION RETORNO
	ABASTECIMIENTO MONTANTE SUBE O BAJA PARA EL CIRCUITO CALEFACCIONIDA Y RETORNO
	ABASTECIMIENTO PARA VALVULA TIPO ESFERA DEL CIRCUITO CALEFACCIONIDA Y RETORNO
	PANELES RADIANTE DE DISTINTAS LONGITUDES
	PANELES RADIANTE DE DISTINTAS LONGITUDES

LEYENDA DE CLIMATIZACION			
	VALVULA DE MARIPOSA		VARIADOR DE FRECUENCIA
	VALVULA DE MARIPOSA MOTORIZADA		INTERRUPTOR DE FLUJO
	VALVULA DE BOLA		MANOMETRO
	VALVULA DE RETENCION		MANOMETRO DE PRESION DIFERENCIAL
	VALVULA DE EQUILIBRAO		SONDA DE PRESION DIFERENCIAL
	VALVULA AUTOMATICA DE DOS VAS		SONDA DE PRESION
	VALVULA AUTOMATICA DE TRES VAS		TERMOMETRO
	VALVULA DE SEGURIDAD		SONDA DE TEMPERATURA
	FILTRO DE MALLA		MEDIDOR DE CAUDAL
	MANCUNTO ANTIBIBRATORIO		SEÑAL A GESTION TECNICA CENTRALIZADA
	CONTADOR		VALVULA NORMALMENTE ABIERTA
	CONTADOR DE IMPULSOS		VALVULA NORMALMENTE CERRADA
	DESAGUE SIFONICO		

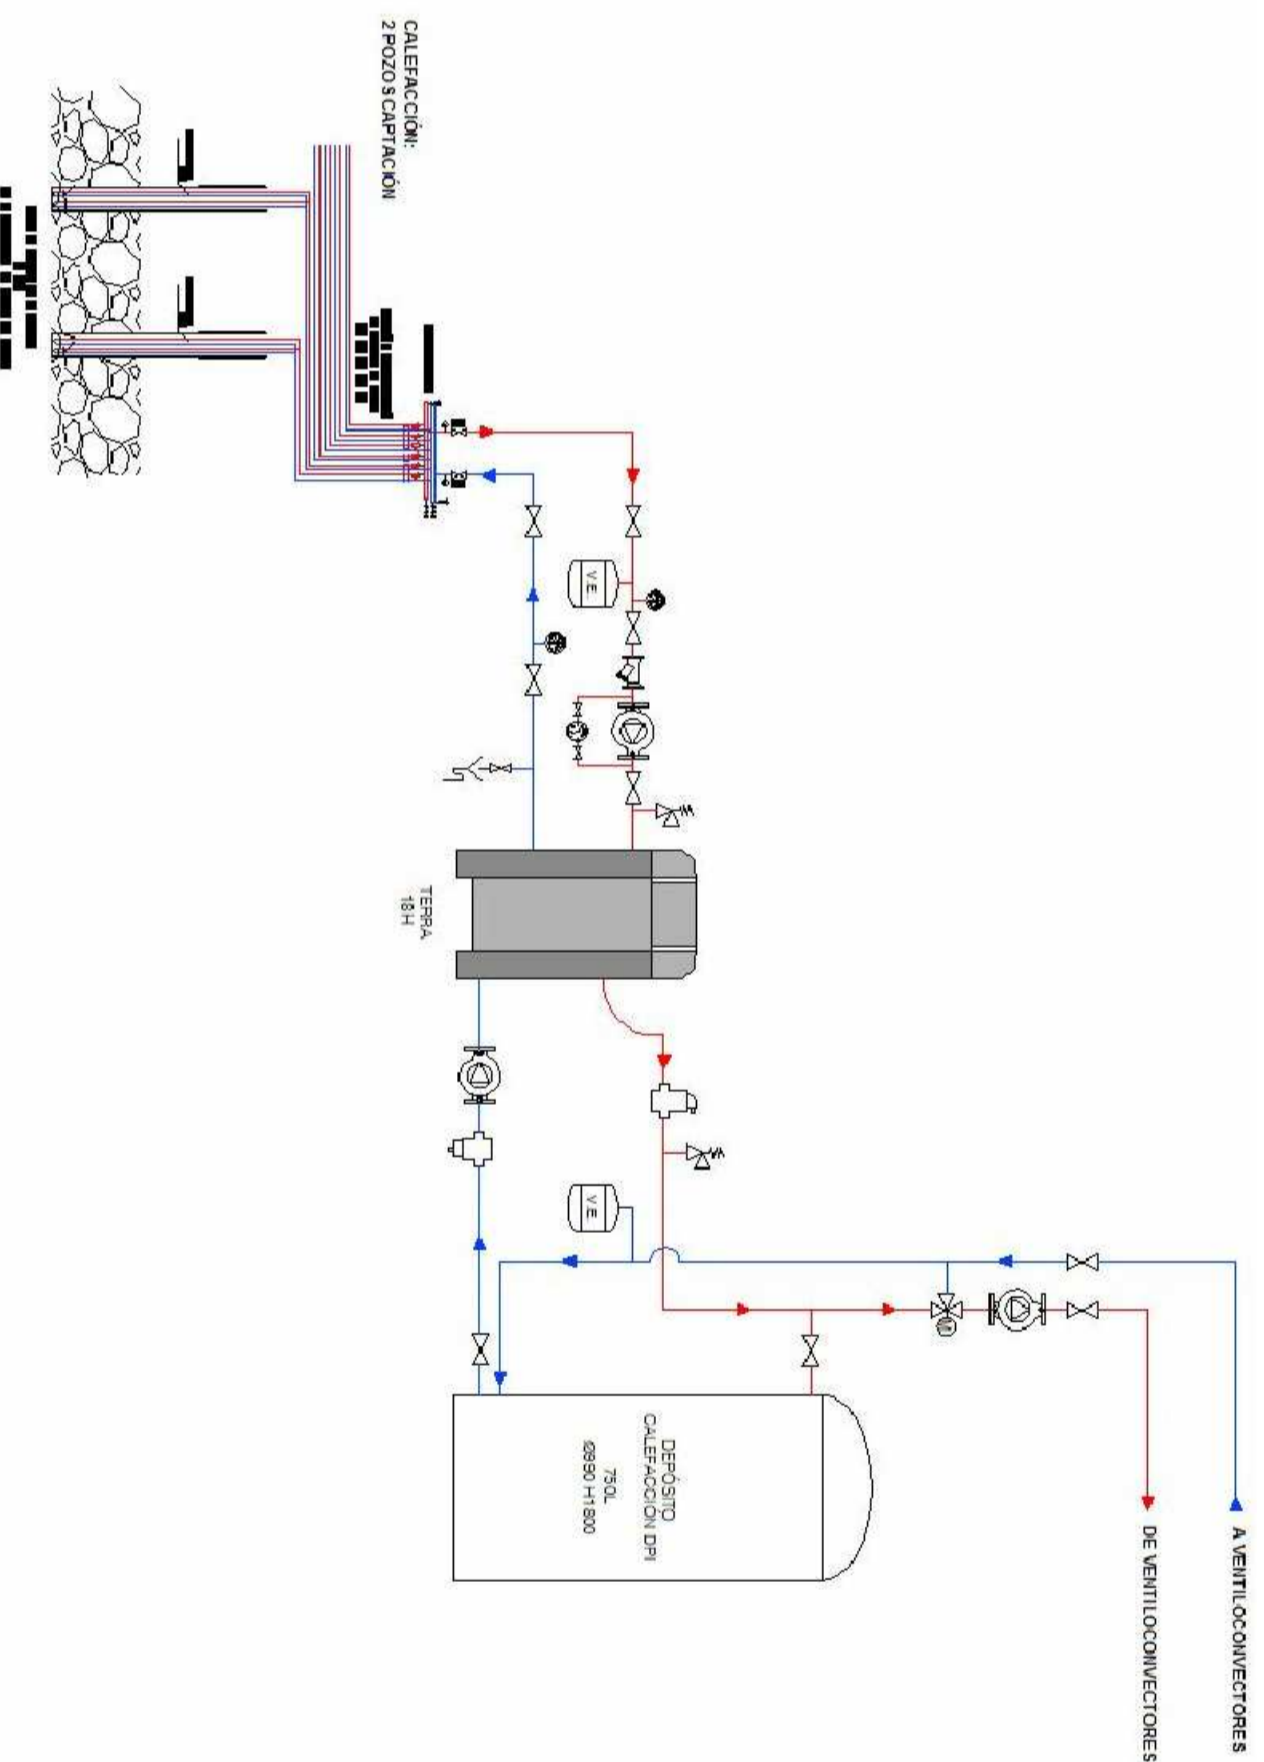

ESQUEMA DE PRINCIPIO

		CONCELLO DE VILANOVA DE AROUSA	
Rua do Concello, 11 - 36000 - VILANOVA DE AROUSA - PONTINEIRA - Teléfono: 986 294 021 - Fax: 986 294 089			
Proyecto PROYECTO BÁSICO Y DE EJECUCIÓN PARA COMPLEJO DEPORTIVO EN VILANOVA DE AROUSA FASE 1: VESTIARIOS Y MÓDULO DE BARRAQUILLAS		Fecha JULIO DE 2014	
Lugar: 080 O Berrón, s/n - VILANOVA DE AROUSA - PONTINEIRA		Nivel None	
Plano CLIMATIZACION		Numero I-03	
Arquitecto MANUEL GONZALEZ SANCHIDRIAN		Escala 1/100	
N.º de Proyecto: 21 - A - B - 20002 - PONTINEIRA - 18/11/11 - PROYECTOS Y DISEÑOS S.L.		Firma	