



PLANTA SEMISÓTANO

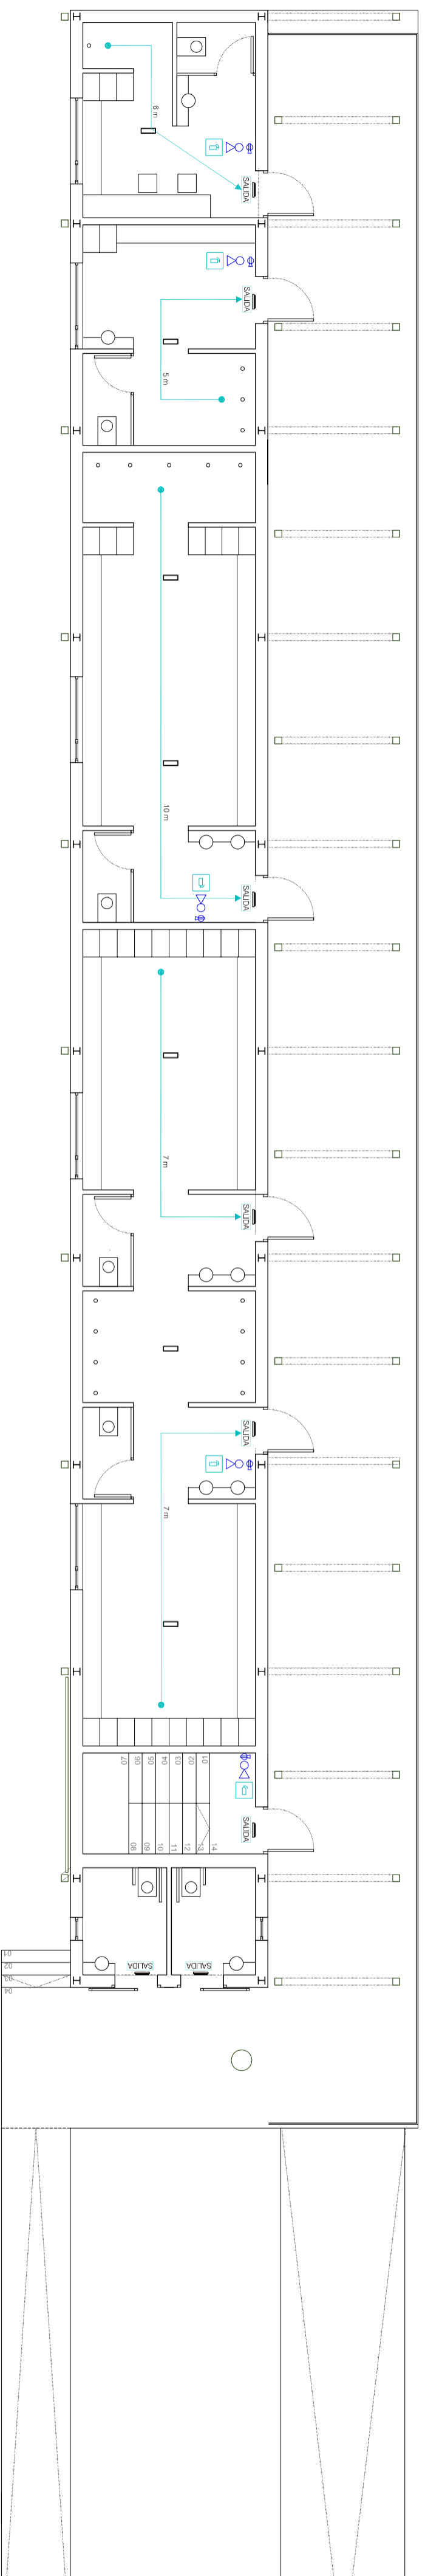

PLANTA BAJA

LEYENDA CONTRAINCENDIOS	
	EXTINTOR MANUAL POLVO ABC Y SENSIBLETICA
	EXTINTOR MANUAL CO2 Y SENSIBLETICA
	BLOQUE AUTOMÁTICO DE EMERGENCIAS
	ORIGEN Y RECORRIDO DE EVACUACION

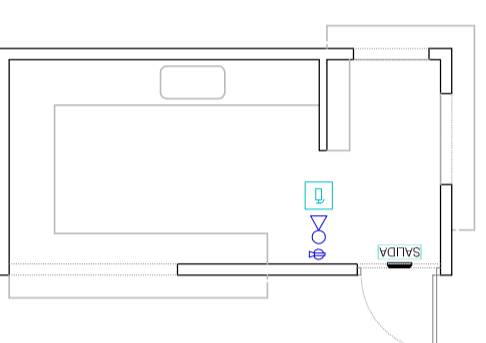

PLANTA BAJA

CONCELLO DE VILANOVA DE AROUSA

Plaza do Concello, 1 - 36001 - VILANOVA DE AROUSA - PONTINEIRA - Teléfono: 986 554 021 - Fax: 986 554 099

Proyecto PROYECTO BÁSICO Y DE EJECUCIÓN PARA COMPLEJO DEPORTIVO EN VILANOVA DE AROUSA FASE 1: VESTUARIOS Y MÓDULO DE BARTAJOLAS		Fecha JULIO DE 2014	
Lugar de O.º: Ferrol, sn - VILANOVA DE AROUSA - PONTINEIRA		Nivel None	
Plano PROTECCIÓN CONTRA INCENDIOS. PCI		Nombre None	
Arquitecto MANUEL GONZÁLEZ SANCHIBRIÁN		Número I-05	
Datos Contacto: 33 91 39002 - PONTINEIRA, 80 36011 - ferrol@manuelsanchibrian.com		Escala 1/100	
Firma		Firma	