


NOMENCLATURA INSTALACIÓN FONTANERÍA

SIGNO	DESIGNACIÓN
— (línea azul)	CANALIZACIÓN AUGA FRÍA
- - - (línea roja)	CANALIZACIÓN AUGA QUENTE
→ (triángulo azul)	GRIFO OU TOMA DE AUGA FRÍA
→ (triángulo azul con línea)	HIDROMEZCLADOR MANUAL
⊕ (símbolo de llave)	CHAVE DE PASO
⊙ (círculo con punto)	DEPÓSITO ACUMULACIÓN DE AUGA QUENTE

NOTA: TODA A INSTALACIÓN, ASÍ COMO OS DIÁMETROS DOS CONDUCTOS, DEBERÁN VERIFICARSE NA OBRA, SEGUINDO CRITERIOS DA DIRECCIÓN FACULTATIVA DAS OBRAS.

ESQUEMA DA INSTALACIÓN DE FONTANERÍA 1/75

NOTA IMPORTANTE: A INSTALACIÓN XERAL DE SANEAMENTO, COAS SÚAS CORRESPONDENTES ARQUETAS, ATÓPASE XA EXECUTADA. NO PLANO SÓ SE REPRESENTA O PEQUENO SANEAMENTO E OS PUNTOS DE CONEXIÓN.

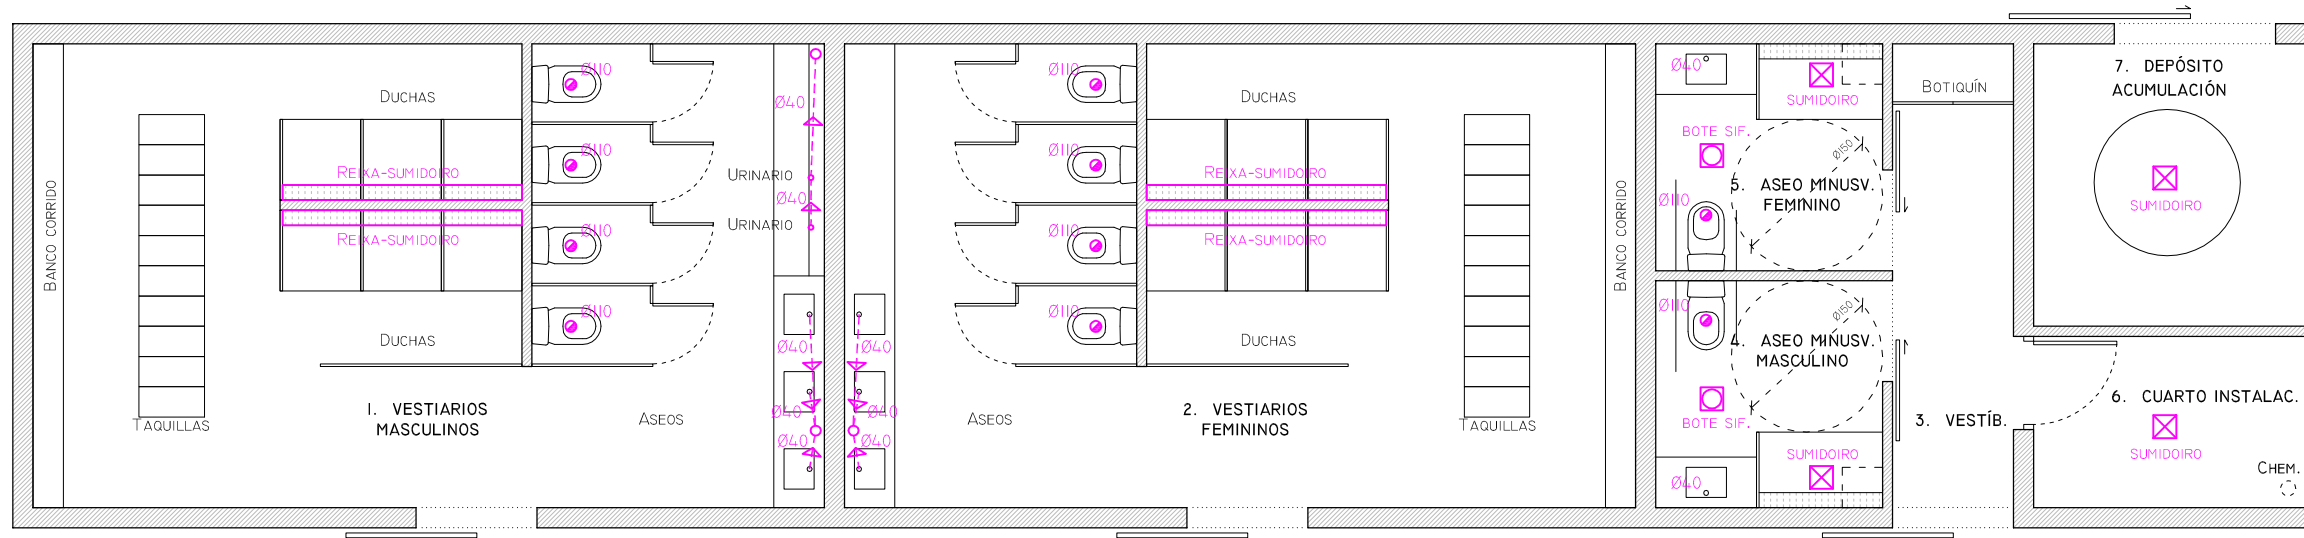

NOMENCLATURA INSTALACIÓN SANEAMENTO

SIGNO	DESIGNACIÓN
• (punto)	BAIXANTE AUGAS RESIDUAIS
▭ (línea ondulada)	REIXA-SUMIDOIRO CORRIDO NAS DUCHAS
- - - (línea rosa)	CANALIZACIÓN PEQUENO SANEAMENTO
⊗ (cuadrado con X)	SUMIDOIRO PUNTUAL
⊕ (cuadrado con punto)	BOTE SIFÓNICO

NOTA: TODA A INSTALACIÓN, ASÍ COMO OS DIÁMETROS DOS CONDUCTOS, DEBERÁN VERIFICARSE NA OBRA, SEGUINDO CRITERIOS DA DIRECCIÓN FACULTATIVA DAS OBRAS.

ESQUEMA DA INSTALACIÓN DE PEQUENO SANEAMENTO 1/75

DESAUGUE DE APARATOS

LAVABOS	40 MM.	NOTAS: - O SANEAMENTO FARASE EN PVC. - OS DESAUGUES INDIVIDUAIS DE APARATOS E BOTES SIFÓNICOS QUE NON ESTÉN ESPECIFICADOS NOS PLANOS CORRESPONDENTES, REALIZARANSE COS DIÁMETROS MÍNIMOS SINALADOS NESTE CADRO. - CANDO UN TRAMO DE SERVIZO A DOUS OU MÁIS DESAUGUES INDIVIDUAIS O DIÁMETRO MÍNIMO DESTE SERÁ DE 50 MM.
DUCHAS	40 MM.	
BOTE SIFONICO SAIDA	50 MM.	
SUMIDOIRO DUCHAS	110 MM.	
INODOROS	110 MM.	

OBRAS DE REMATE DOS VESTIARIOS DA ESCOLA MUNICIPAL DE NATACIÓN

arquitecto

SILA CECILIA MARTÍNEZ ABAL

situación: PÉ DO MUIÑO, RIOFRÍO - MONDARIZ
 promotor: CONCELLO DE MONDARIZ
 data: agosto 2013



plano: ESQUEMA DA INSTALAC. DE FONTANERÍA E SANEAMENTO
 escala: 1/75

4.2