



|                                     |         |
|-------------------------------------|---------|
| SALIDA EDIFICIO 1                   |         |
| CAPACIDAD EVACUACIÓN                | 1.128 p |
| OCUPACIÓN REAL                      | 1.064 p |
| LONG MÁXIMA (ESPACIO AL AIRE LIBRE) | 50m<75m |
| COTA 0.00                           |         |

|                                     |         |
|-------------------------------------|---------|
| SALIDA EDIFICIO 2                   |         |
| CAPACIDAD EVACUACIÓN                | 1.128 p |
| OCUPACIÓN REAL                      | 1.064 p |
| LONG MÁXIMA (ESPACIO AL AIRE LIBRE) | 50m<75m |
| COTA 0.00                           |         |

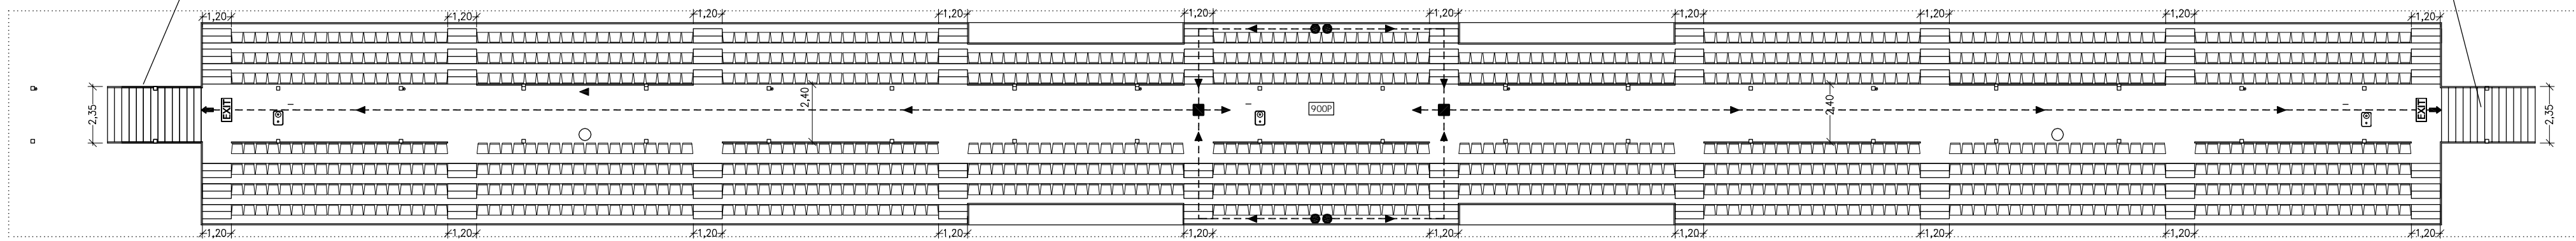


PLANTA BAJA. SEGURIDAD CONTRA INCENDIOS. Escala 1/200

| LEYENDA DE SI |   |
|---------------|---|
| — — —         | RECORRIDOS DE EVACUACIÓN                        |
| ●             | ORIGEN DE EVACUACIÓN                            |
| ■             | RECORRIDO ALTERNATIVO                           |
| ■             | BANDEROLA DE SEÑALIZACION DAISA—LUX SERIE HYDRA |
| ■             | OCUPACIÓN DEL RECINTO                           |

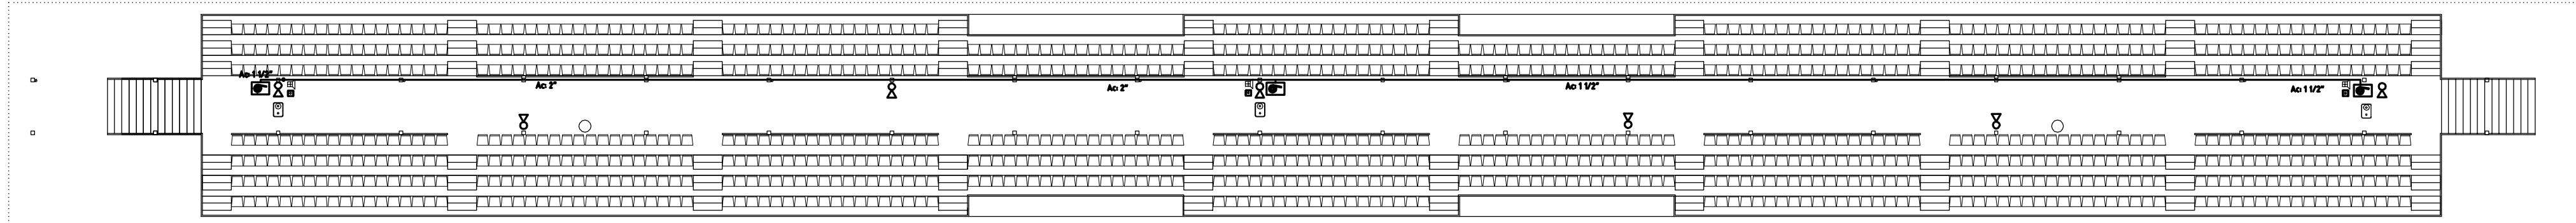

PLANTA BAJA. PCI-EXTINCIÓN. Escala 1/200

| LEYENDA DE PCI-EXTINCIÓN |   |
|--------------------------|---|
| ☞                        | EXTINTOR EFICACIA 21A-113B POLVO          |
| ☞                        | BOCA DE INCENDIO EQUIPADA 25 mm           |
| ☞                        | PULSADOR DE INCENDIOS ESTANCO             |
| ☞                        | SIRENA DE INCENDIOS EXTERIOR              |
| ☞                        | BOCINA MEGAFONIA                          |
| ☞                        | CENTRAL DE MEGAFONIA. AVISOS EMERGENCIAS  |
| ☞                        | CENTRAL DE INCENDIOS CONVENCIONAL 2 ZONAS |

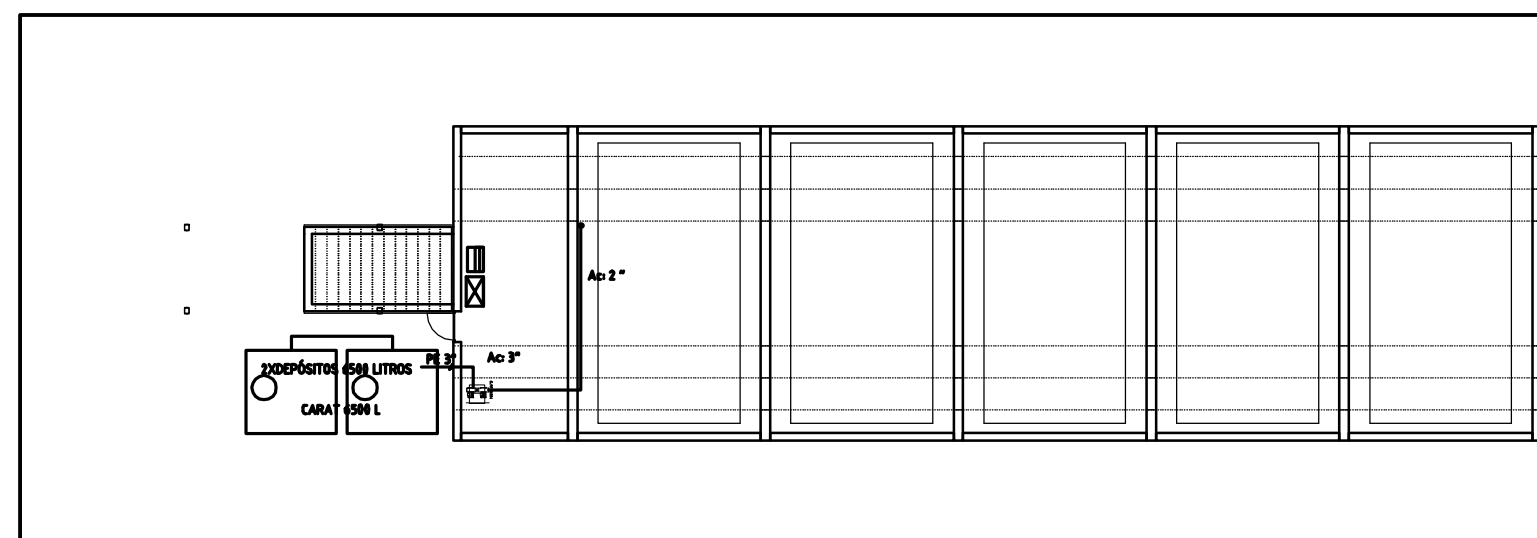

PLANTA BAJA GRADA. PCI-EXTINCIÓN. Escala 1/200

PROYECTO BÁSICO Y DE EJECUCIÓN  
 ADECUACIÓN DE VIALES E INTEGRACIÓN DE INSTALACIONES  
 AL ÁMBITO DEPORTIVO EN RIBADUMIA

PLANO  
 P. BAJA. SEGURIDAD CONTRA INCENDIOS  
 DB-SI. GRADERÍO NUEVO

Nº PLANO: 14  
 CÓDIGO: G\_SI-01

ESCALA: 1/200  
 FECHA: AGOSTO 2013

PROPIEDAD  
 Deputación Pontevedra

NAOS 04 ARQUITECTOS S.L.P.  
 SANTIAGO GONZÁLEZ  
 PAULA COSTOYA  
 MÓNICA FERNÁNDEZ  
 MIGUEL PORRAS