




PLANTA DE CUBIERTAS

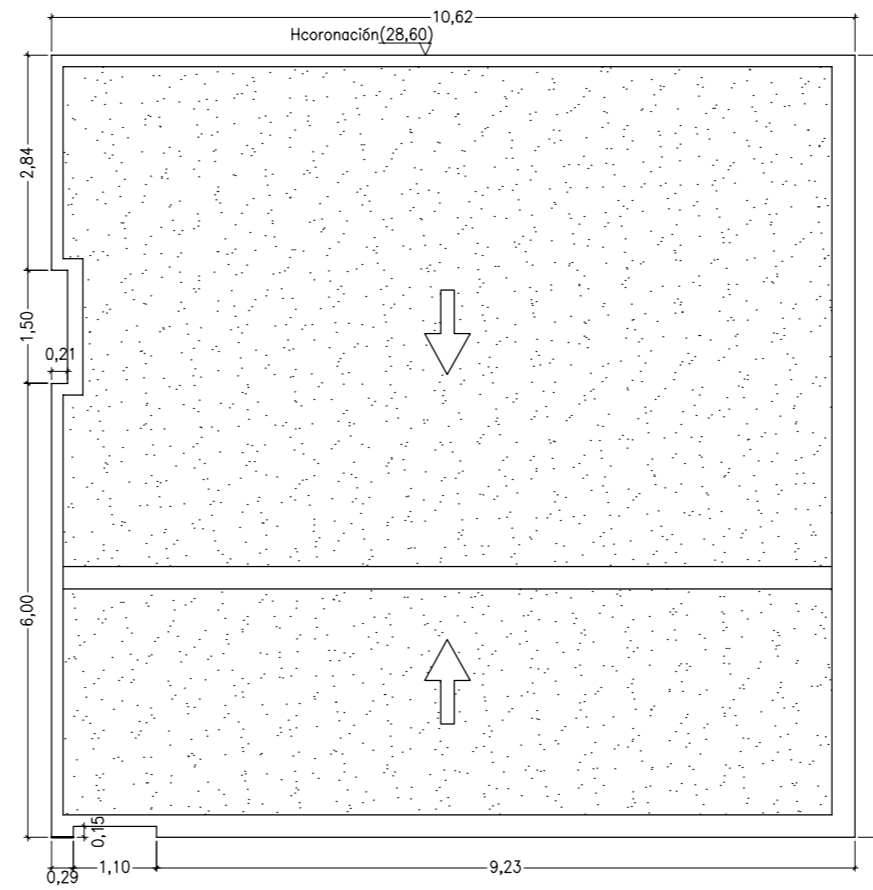

PLANTA DE CUBIERTAS

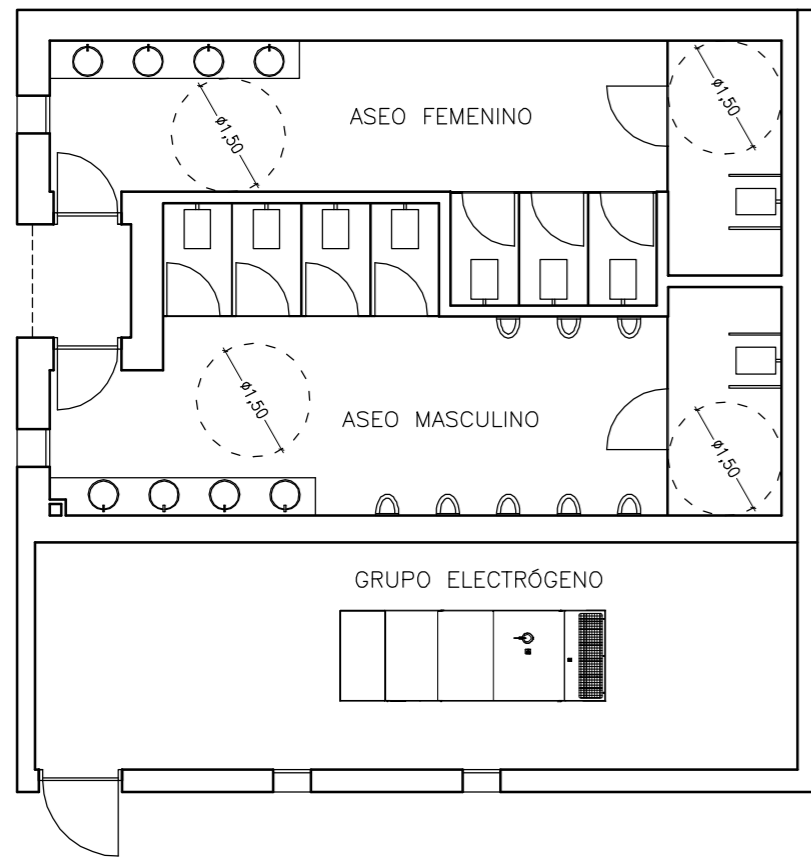

PLANTA BAJA



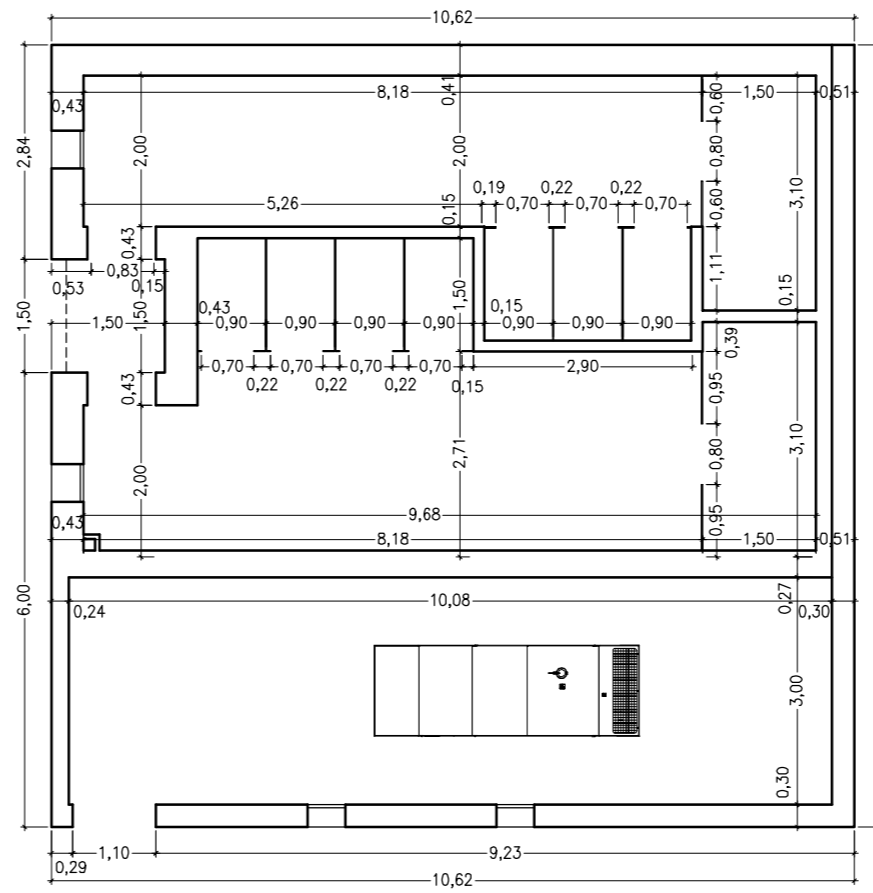


PLANTA BAJA

**CUADRO DE SUPERFICIES**

ASEO FEMENINO	25.1 m <sup>2</sup>
ASEO MASCULINO	30.4 m <sup>2</sup>
GRUPO ELECTRÓGENO	30.2 m <sup>2</sup>

SUPERFICIE ÚTIL	85.7 m <sup>2</sup>
SUPERFICIE CONSTRUIDA	109.5 m <sup>2</sup>

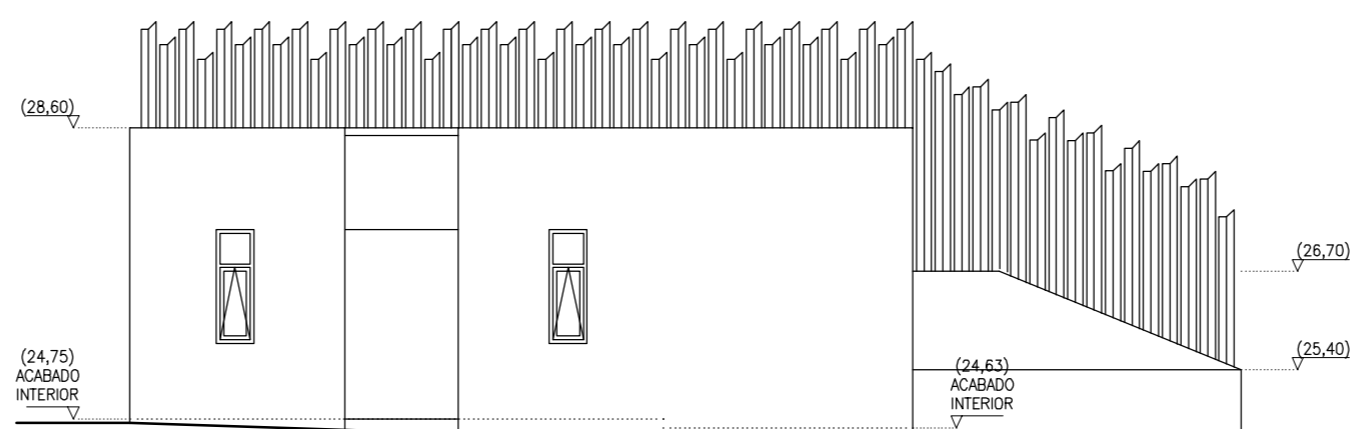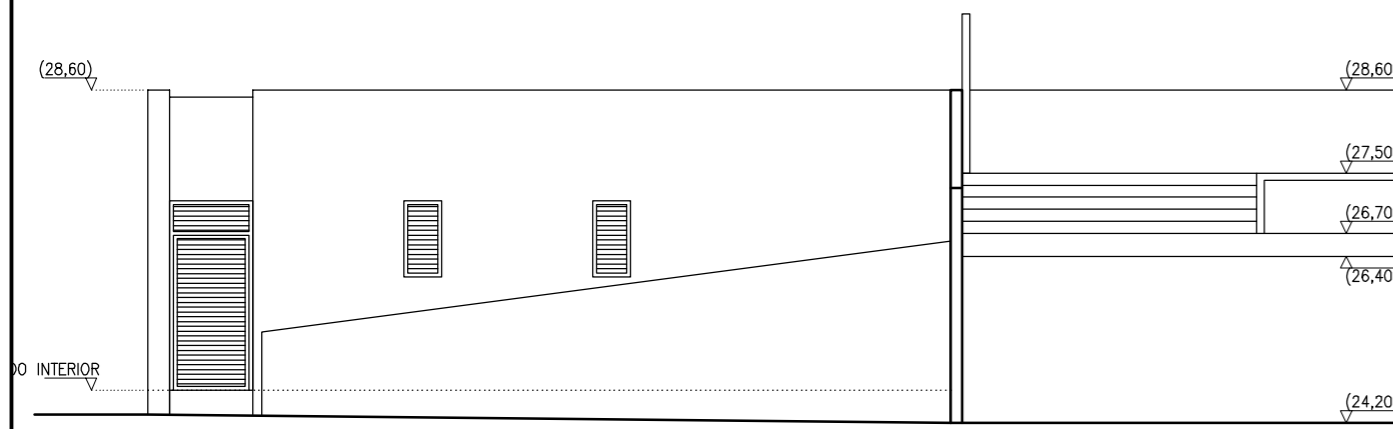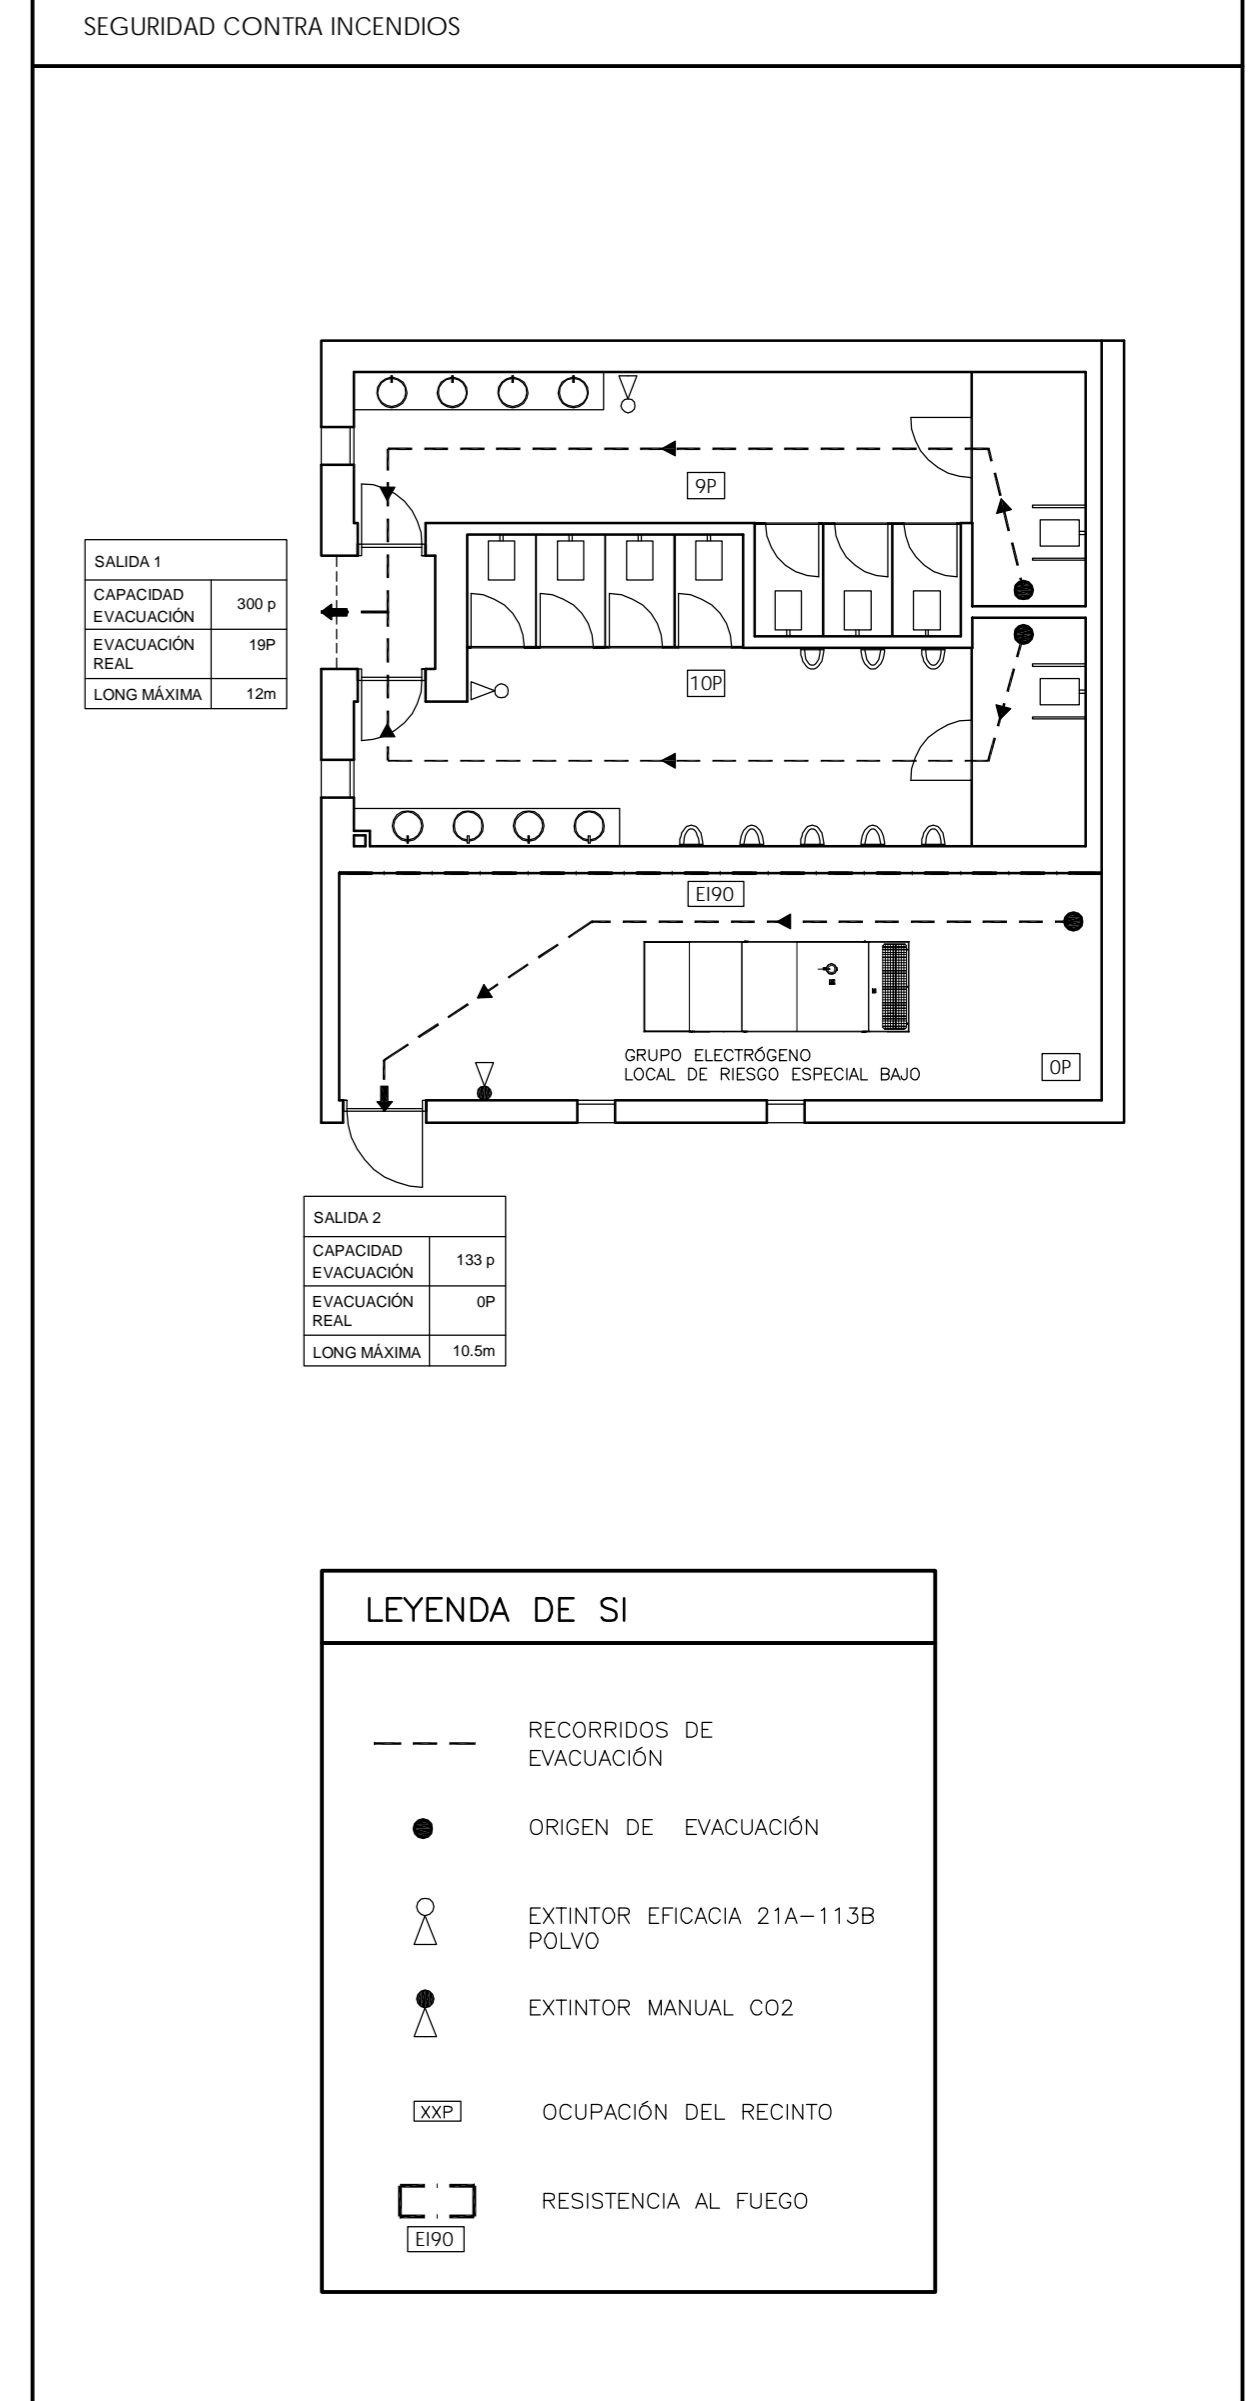

**PROYECTO BÁSICO Y DE EJECUCIÓN ADECUACIÓN DE VIALES E INTEGRACIÓN DE INSTALACIONES AL ÁMBITO DEPORTIVO EN RIBADUMIA**

PLANO PLANTA Y ALZADOS. COTAS. DB-SI Y PCI ARQUITECTURA. EDIFICIO ASEOS N° PLANO: 19 ESCALA: 1/100 CÓDIGO: A\_A-01 FECHA: AGOSTO 2013

PROPIEDAD Deputación Pontevedra

NAOS 04 ARQUITECTOS S.L.P. SANTIAGO GONZÁLEZ PAJUA COSTOYA MÓNICA FERNÁNDEZ MIGUEL PORRAS