


INSTALACIÓN DE ELECTRICIDAD Y ALUMBRADO

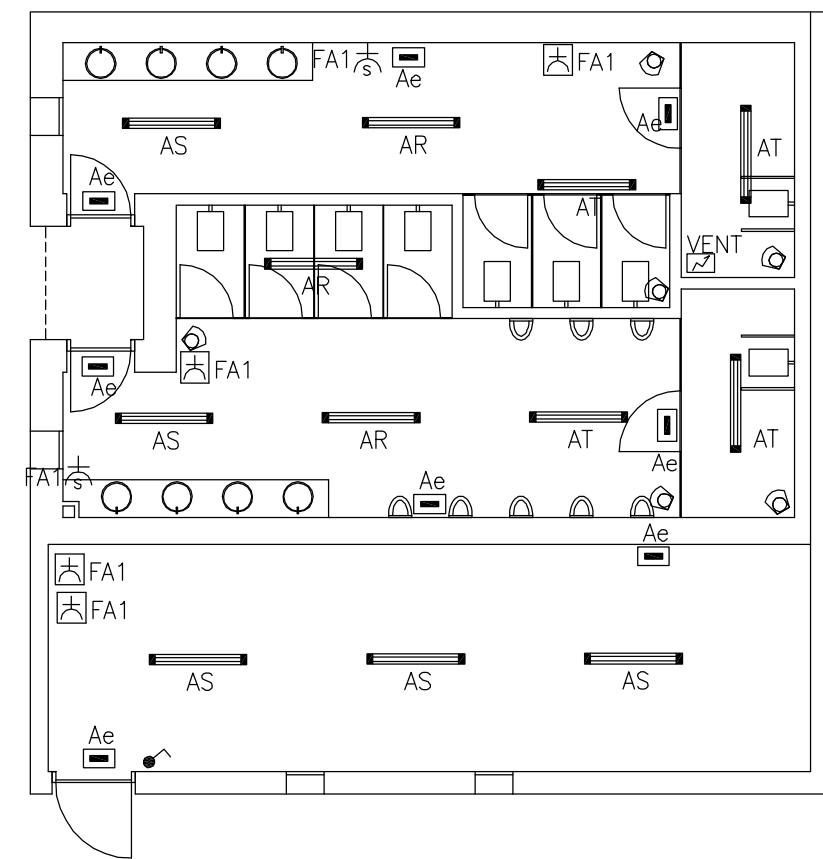


PLANTA BAJA


LEYENDA DE ELECTRICIDAD

	LUMINARIA ESTANCA PACIFIC PERFORMER WT360C 1X28W
	DETECTOR DE PRESENCIA
	LUMINARIA DE EMERGENCIA NOVA 5
	TOMA ELÉCTRICA ESTANCA
	TOMA SECAMANOS
	TOMA MÁQUINA

INSTALACIÓN DE VENTILACIÓN

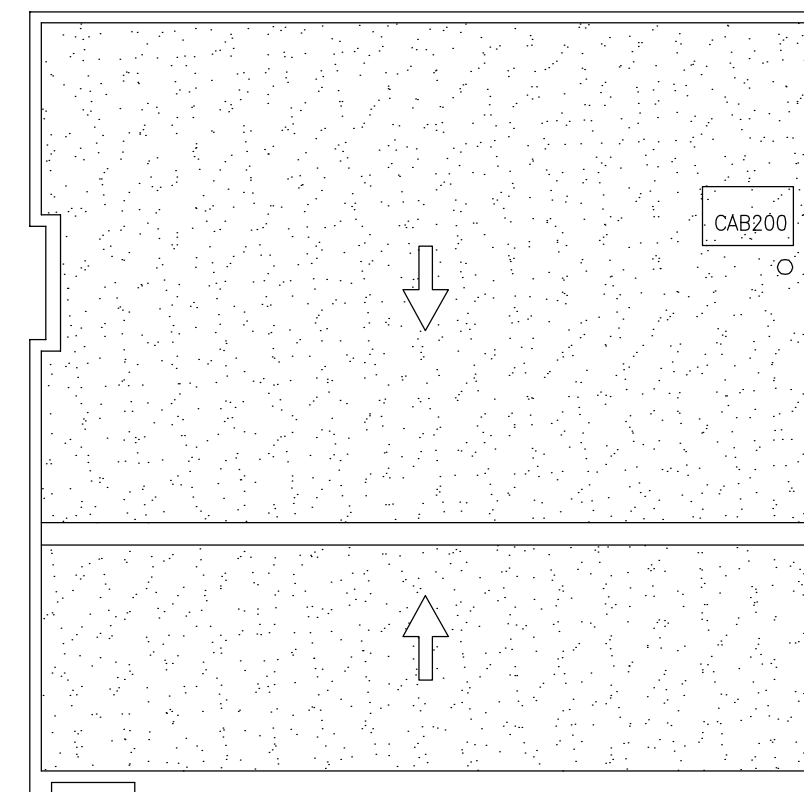

PLANTA DE CUBIERTAS

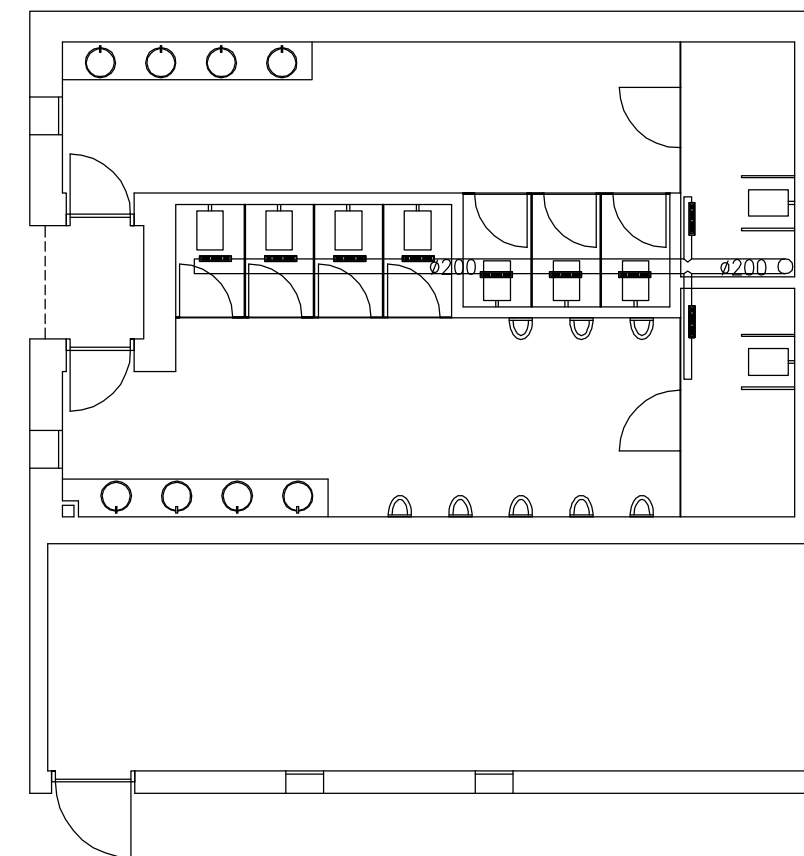

PLANTA BAJA

LEYENDA DE VENTILACIÓN

	REJILLA DE ASPIRACIÓN KOOL AIR 21DVCRFS05 425X75
	CONDUCTO HELICOIDAL DE DIÁMETRO SEGÚN PLANO
	CAJA DE VENTILACIÓN SYP CAB 200

PROYECTO BÁSICO Y DE EJECUCIÓN
 ADECUACIÓN DE VIALES E INTEGRACIÓN DE INSTALACIONES
 AL ÁMBITO DEPORTIVO EN RIBADUMIA

PLANO ELECTRICIDAD, ALUMBRADO Y VENTILACIÓN N° PLANO: 25 ESCALA: 1/100
 INSTALACIONES. EDIFICIO ASEOS CÓDIGO: A_I-02 FECHA: AGOSTO 2013

PROPIEDAD Deputación Pontevedra

NAOS 04 ARQUITECTOS S.L.P. SANTIAGO GONZÁLEZ PAULA COSTOYA MÓNICA FERNÁNDEZ MIGUEL PORRAS