


PLANTA ALTA

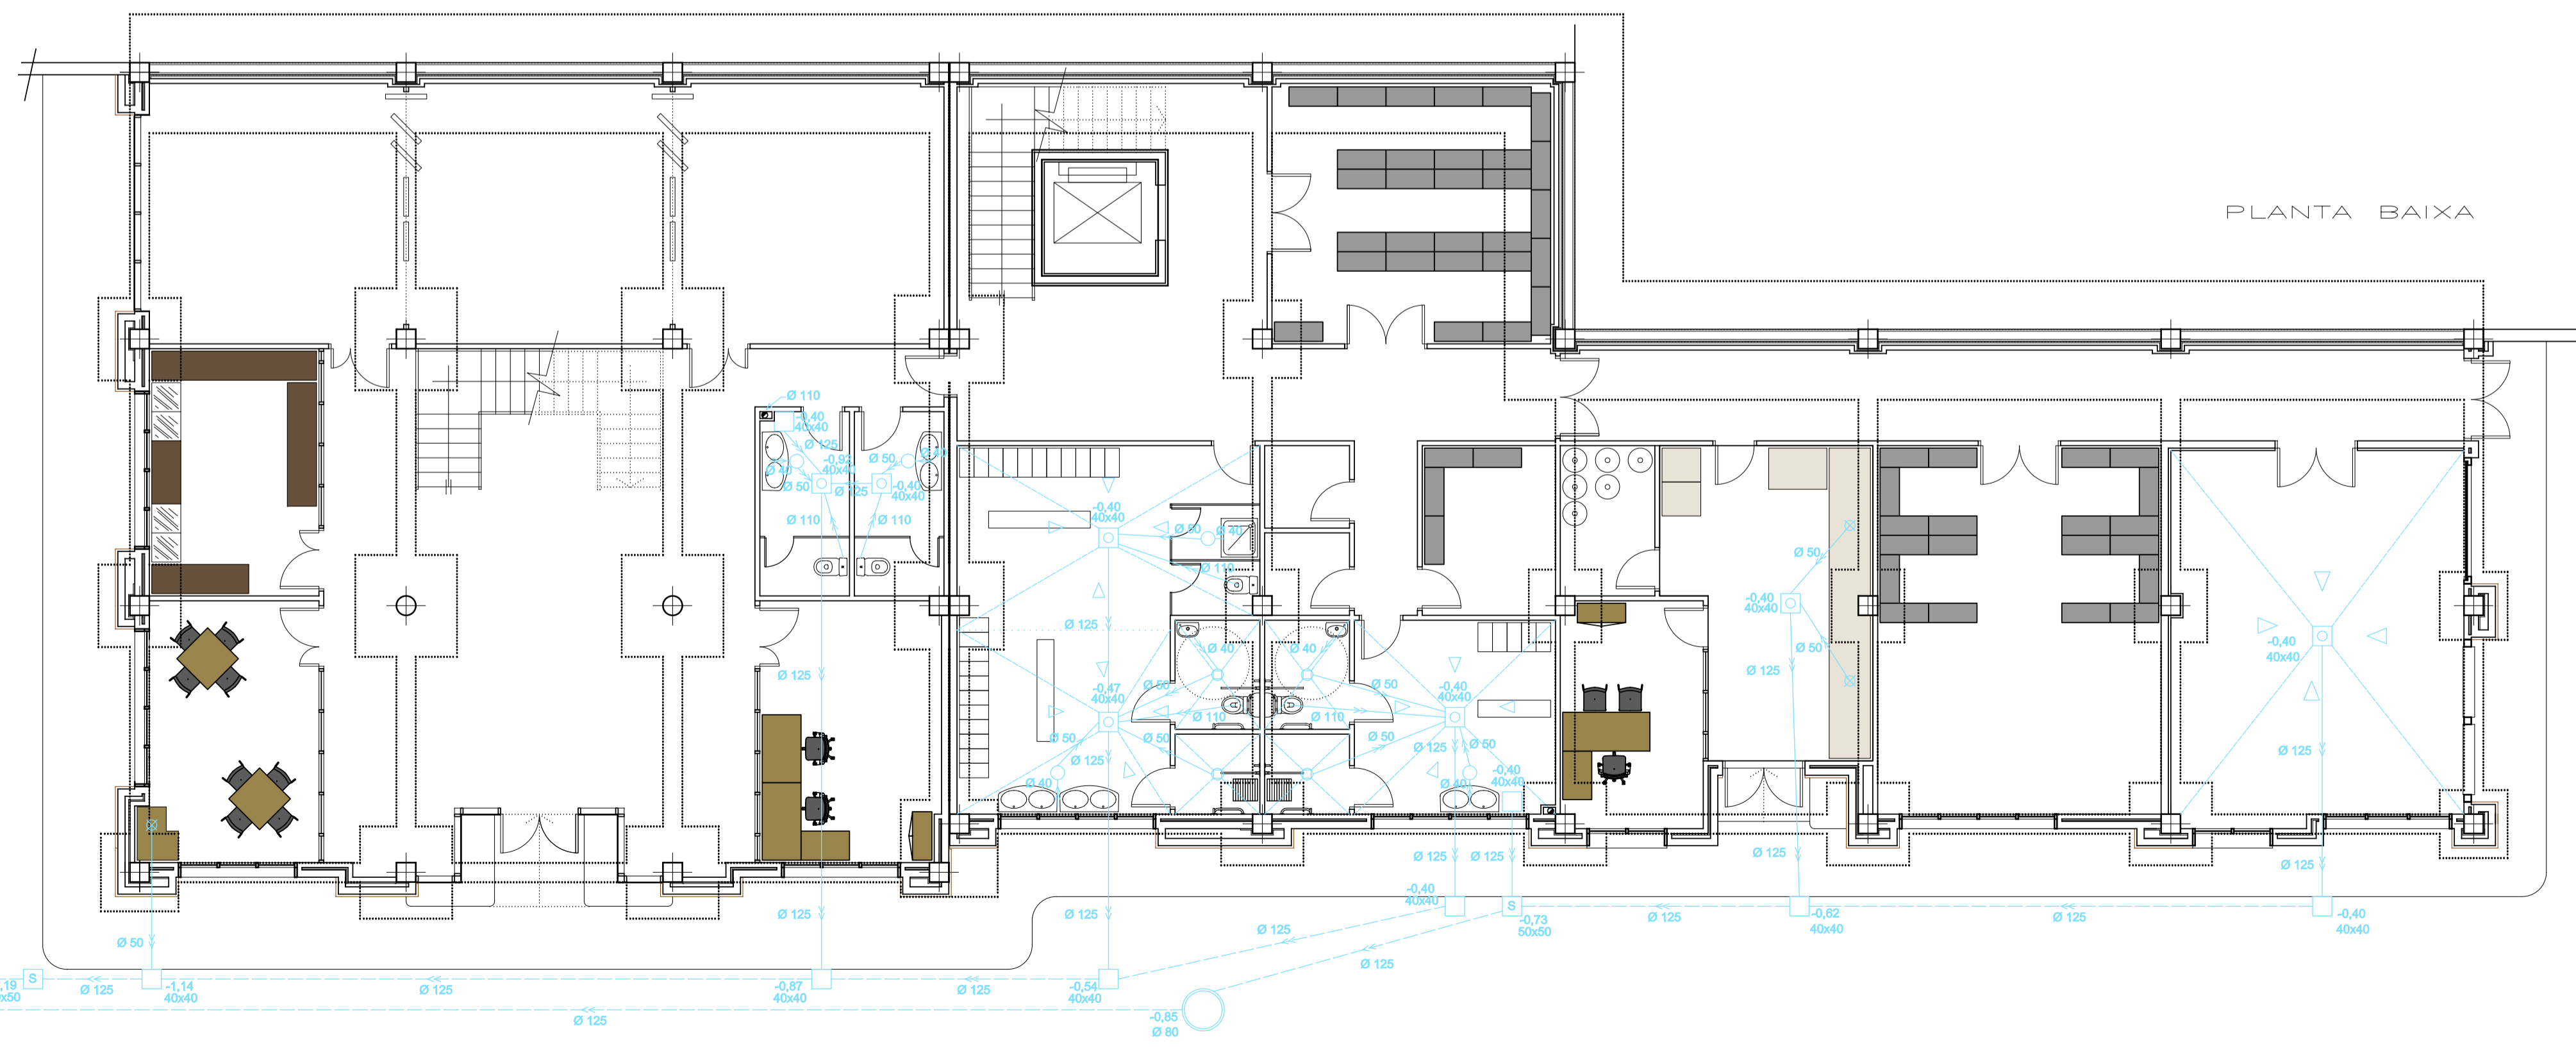

PLANTA BAIXA

LENDA DE SANEAMENTO

SÍMBOLO	DESCRIPCIÓN
	Tubería PP colgada (pta 1%)
	Sumidoiro PP sífónico con reixa de aceiro inox. #105 x 105mm
	Toma de conexión saneamento
	Balvanete de PP
	Bote sífónico de PP Ø 120 con reixa de aceiro inox.
	Tubería PP encaixada (pta 2%)
	Tubería PVC corrugado encaixada (pta 2%)
	Arqueta sífónica
	Arqueta de paso
	Pendiente en soleira (1-2%)
	Arqueta con sumidoiro sífónico PP con reixa de aceiro inox en tapa, #105 x 105mm
	Toma de conexión saneamento
	Punto recollida desescarche evaporadores
	Pozo de rexistro Ø 80
	Arqueta a pé de balvanete
	Bote sífónico de PP Ø 120 (tapa cega)
	Bote sífónico de PP Ø 120 con reixa de aceiro inox.

Cotas referenciadas a nivel de piso terminado

<p>Deputación Pontevedra</p>	Título: LABORATORIO AGROALIMENTARIO NA FINCA MOURISCADA	Data: Xaneiro 2010
	Situación: Mouriscada - Vilanova - Lalín (Pontevedra)	Escala: 1/100
	Designación: REDES DE SANEAMENTO INTERIOR	Plano: 05 / 01 MOD
<p>O Enxeñeiro Agrónomo:</p> <p>Asdo. Alejandro Sánchez de Dios</p>	<p>Empresa consultora:</p>	