


o grupo de presión

Simbología	
	Tubaría de auga fría
	Tubaría de auga quente
	Tubaría de retorno de auga quente
	Lv Lavabo
	Du Ducha
	Sd Inodoro con sistema
	Ugt Urinario con grifo temporizado
	Fr Fregadeiro de coziña
	Fnd Fregadeiro de laboratorio
	Lvi Lavavaixelas industrial
	Gf Ducha emerxencia
	Gr Billa auga fría/quente
	Gf Billa auga fría
	Chaves de paso
	Chaves xerais

Iluminado 30 mm en tubarías auga quente e retorno auga quente

Tabo de montantes			
Planta	V1	V2	V3
Bombocemento			
Punto alta	PP R110-450	PP R110-450 (AsL1-30 mm)	PP R110-450 (AsL1-30 mm)
Punto baixa	PP R110-450 (Lanzador: 335 m)	PP R110-450 (Lanzador: 335 m)	PP R110-450 (Lanzador: 335 m)

PLANTA ALTA

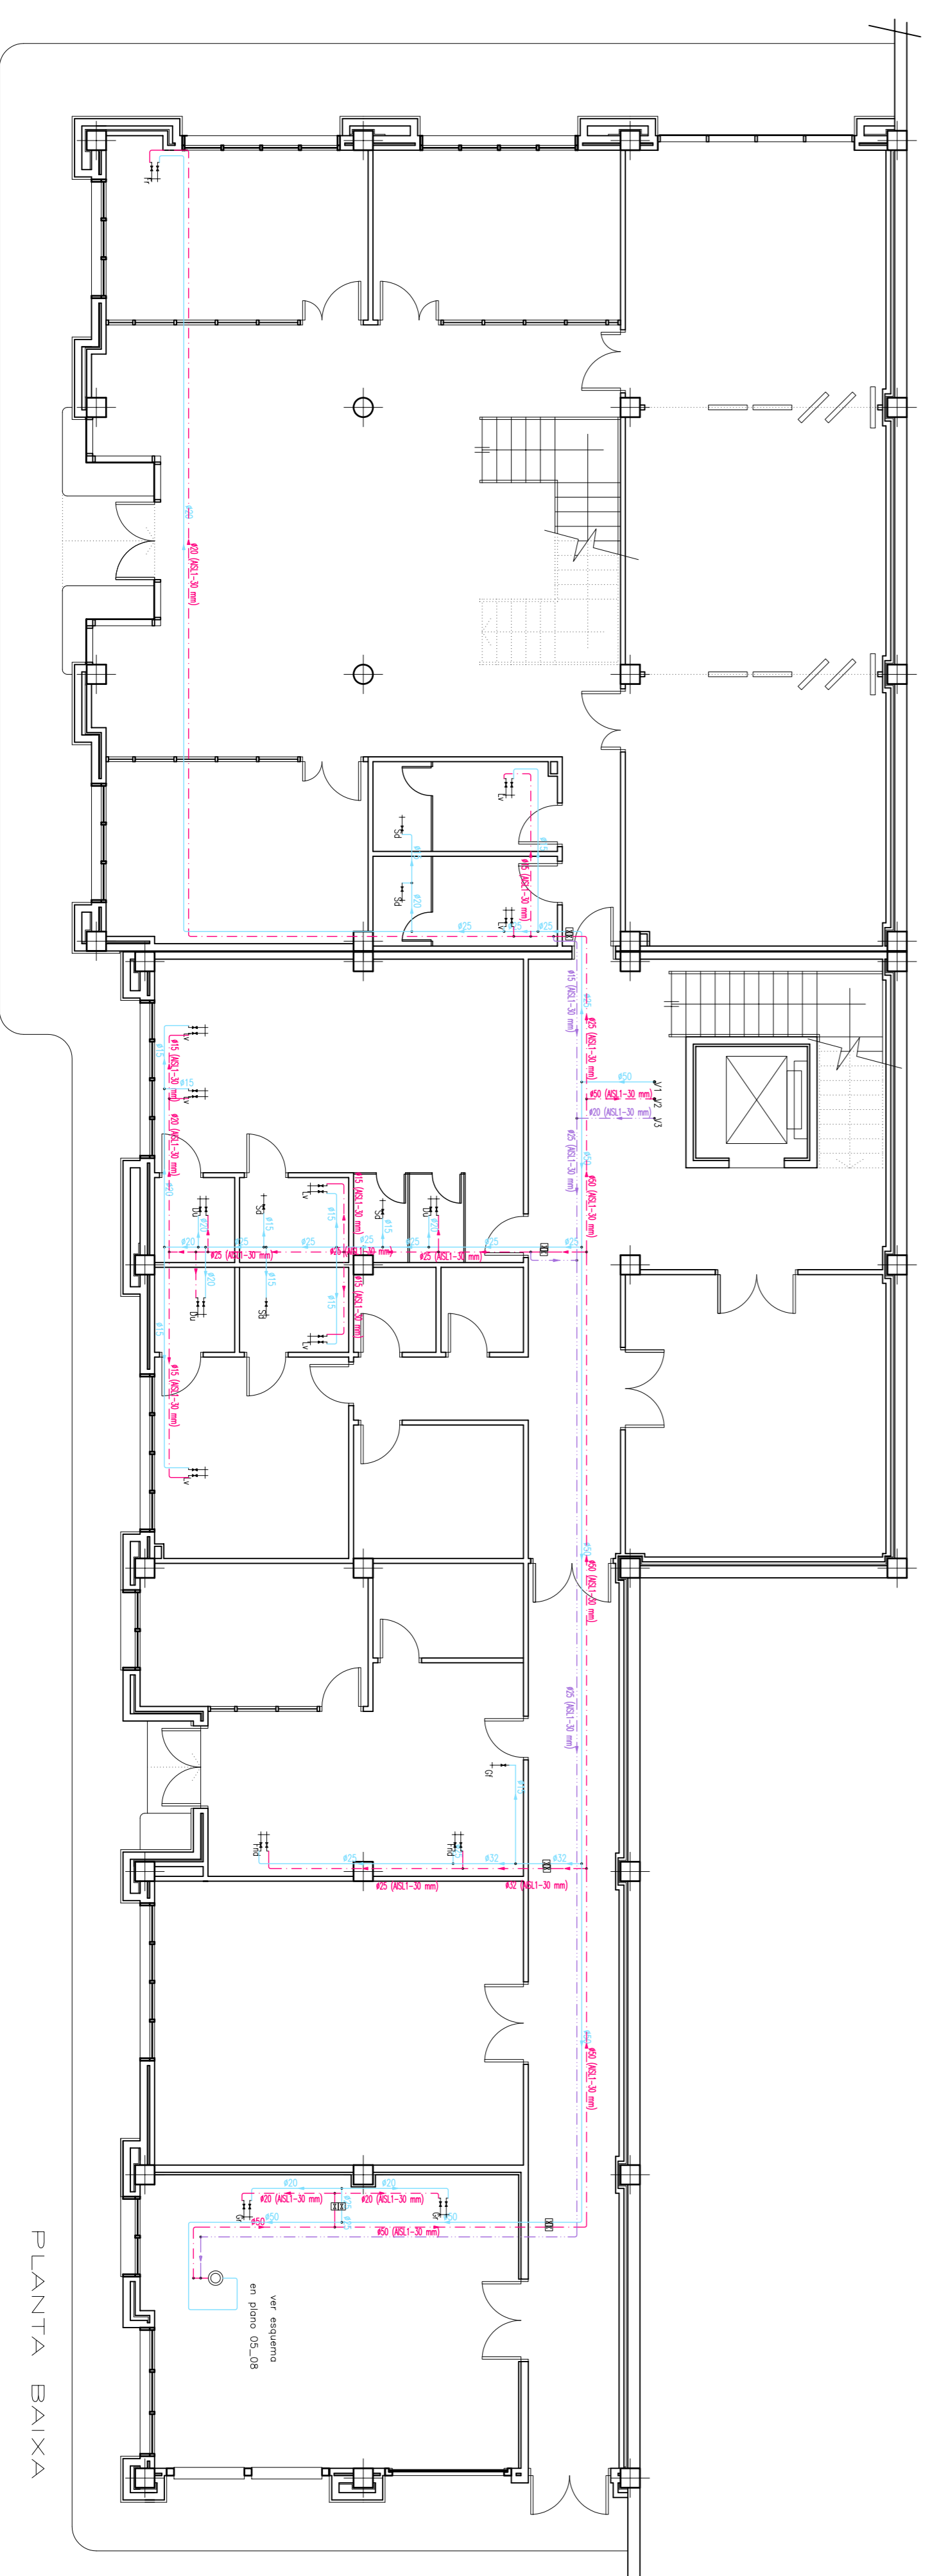

PLANTA BAIXA

	Deputación Pontevedra O Enxeñeiro Agrónomo:	
	Asda, Alejandro Sanchez de Dios	
Título: LABORATORIO AGROALIMENTARIO NA FINCA MOURISCADA	Dato: Xaneiro 2010	Empresario consultor:
Situación: Mouriscada - Vilanova - Lataín (Pontevedra)	Escala: 1/100	
Designación: REDES DE ABASTECIMENTO DE AUGA INTERIOR	Plano: 05 / 03	