


PLANTA ALTA

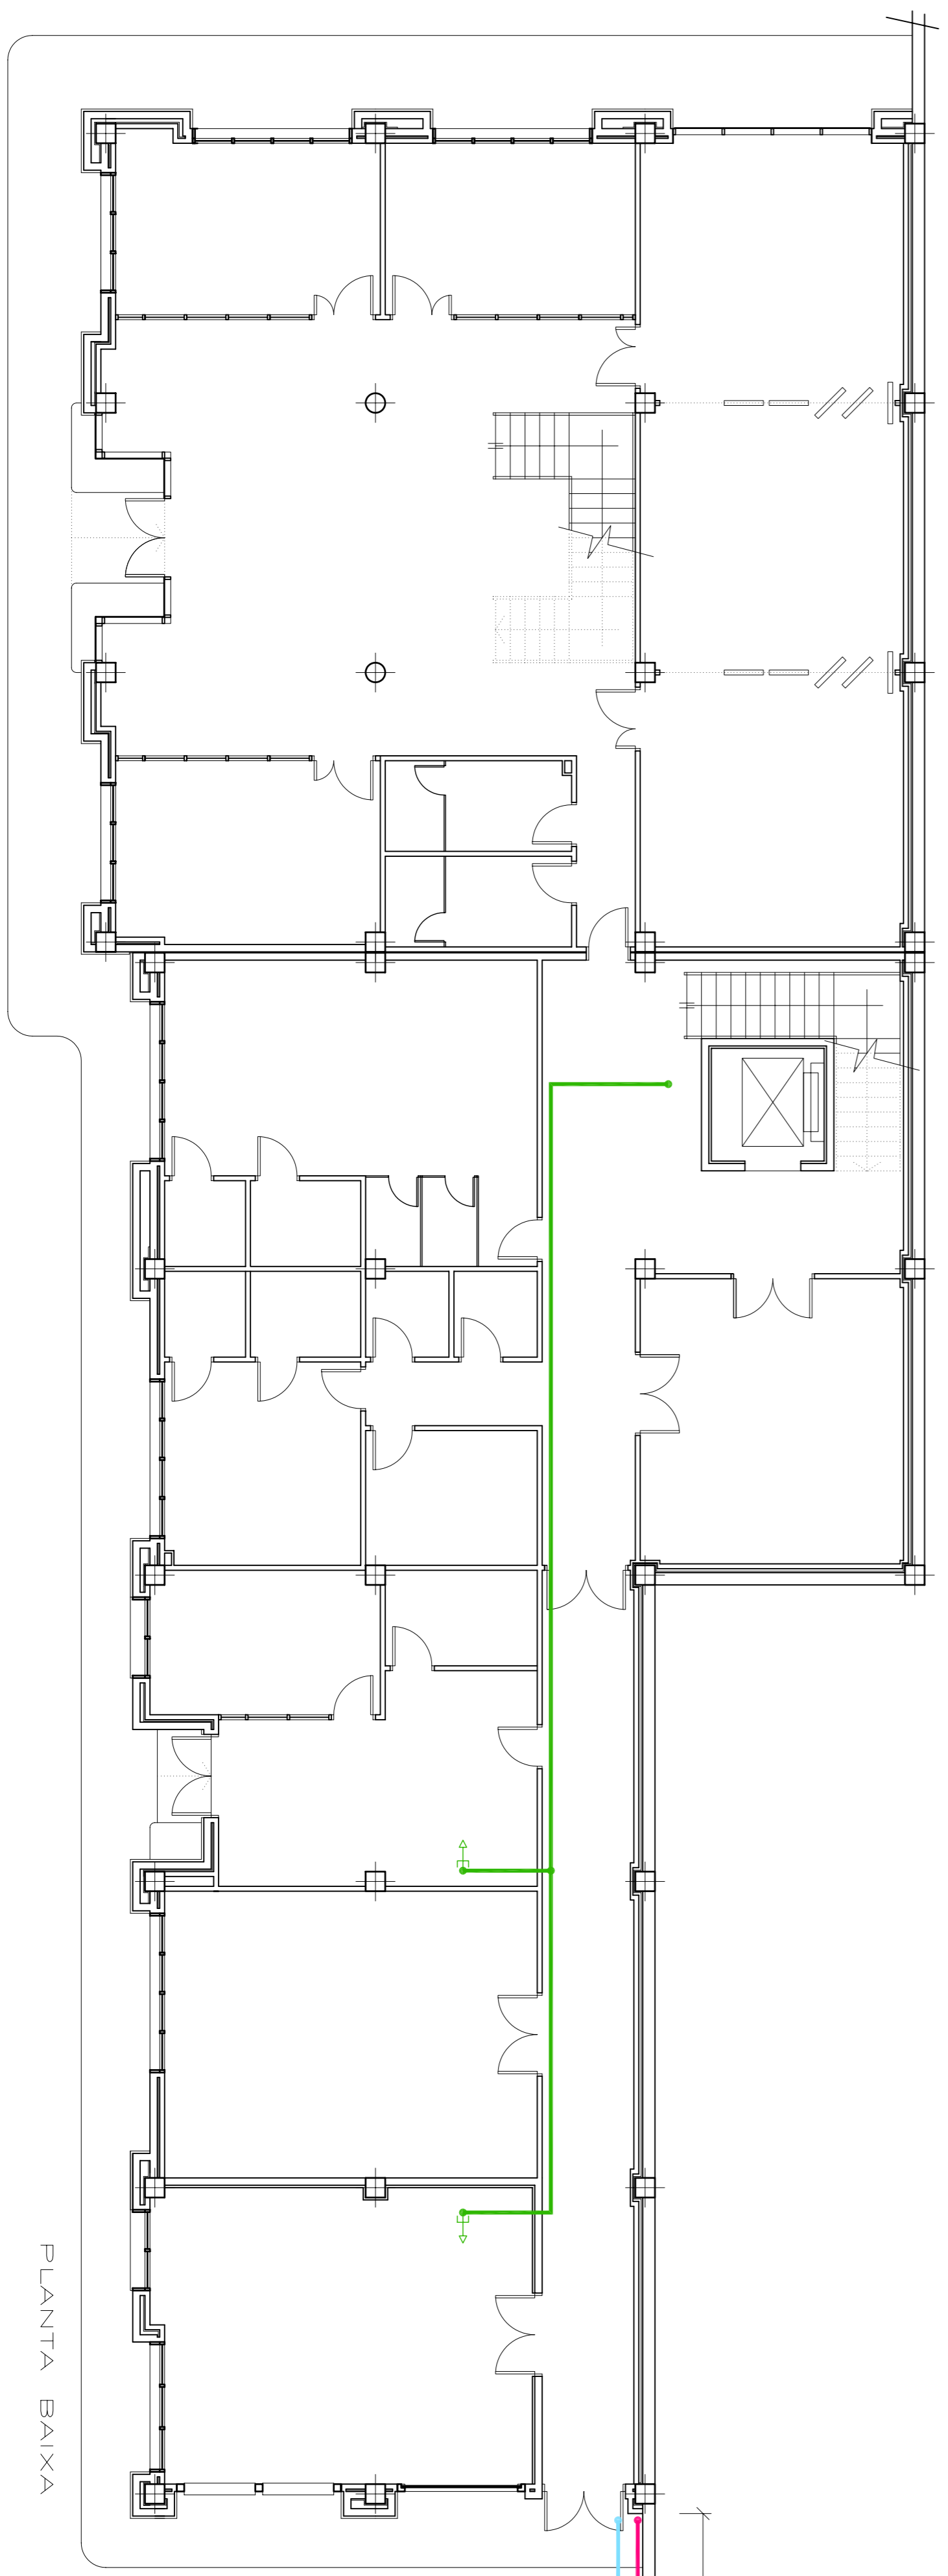

PLANTA BAIXA

LENDIA		
GAS	MATERIAL	Ø (mm)
Acetileno	Aceiro inox	18
Nitrogeno	Aceiro inox	18
Aire comprimido	Aceiro inox	18

1. rede de abastecimento de gases
 2. rede de abastecimento de gases
 3. rede de abastecimento de gases
 4. rede de abastecimento de gases
 5. rede de abastecimento de gases

Deputación Pontevedra O Enxeñeiro Agrónomo:		Empresa consultora:	
Título: LABORATORIO AGROALIMENTARIO NA FINCA MOURISCADA		Data: Xaneiro 2010	
Situación: Mouriscada - Vilanova - Lalin (Pontevedra)		Escala: 1/100	
Designación: REDES DE ABASTECIMIENTO DE GASES		Plano: 05 / 05	
Asda: Alejandro Sanchez de Dias			