


PLANTA ALTA

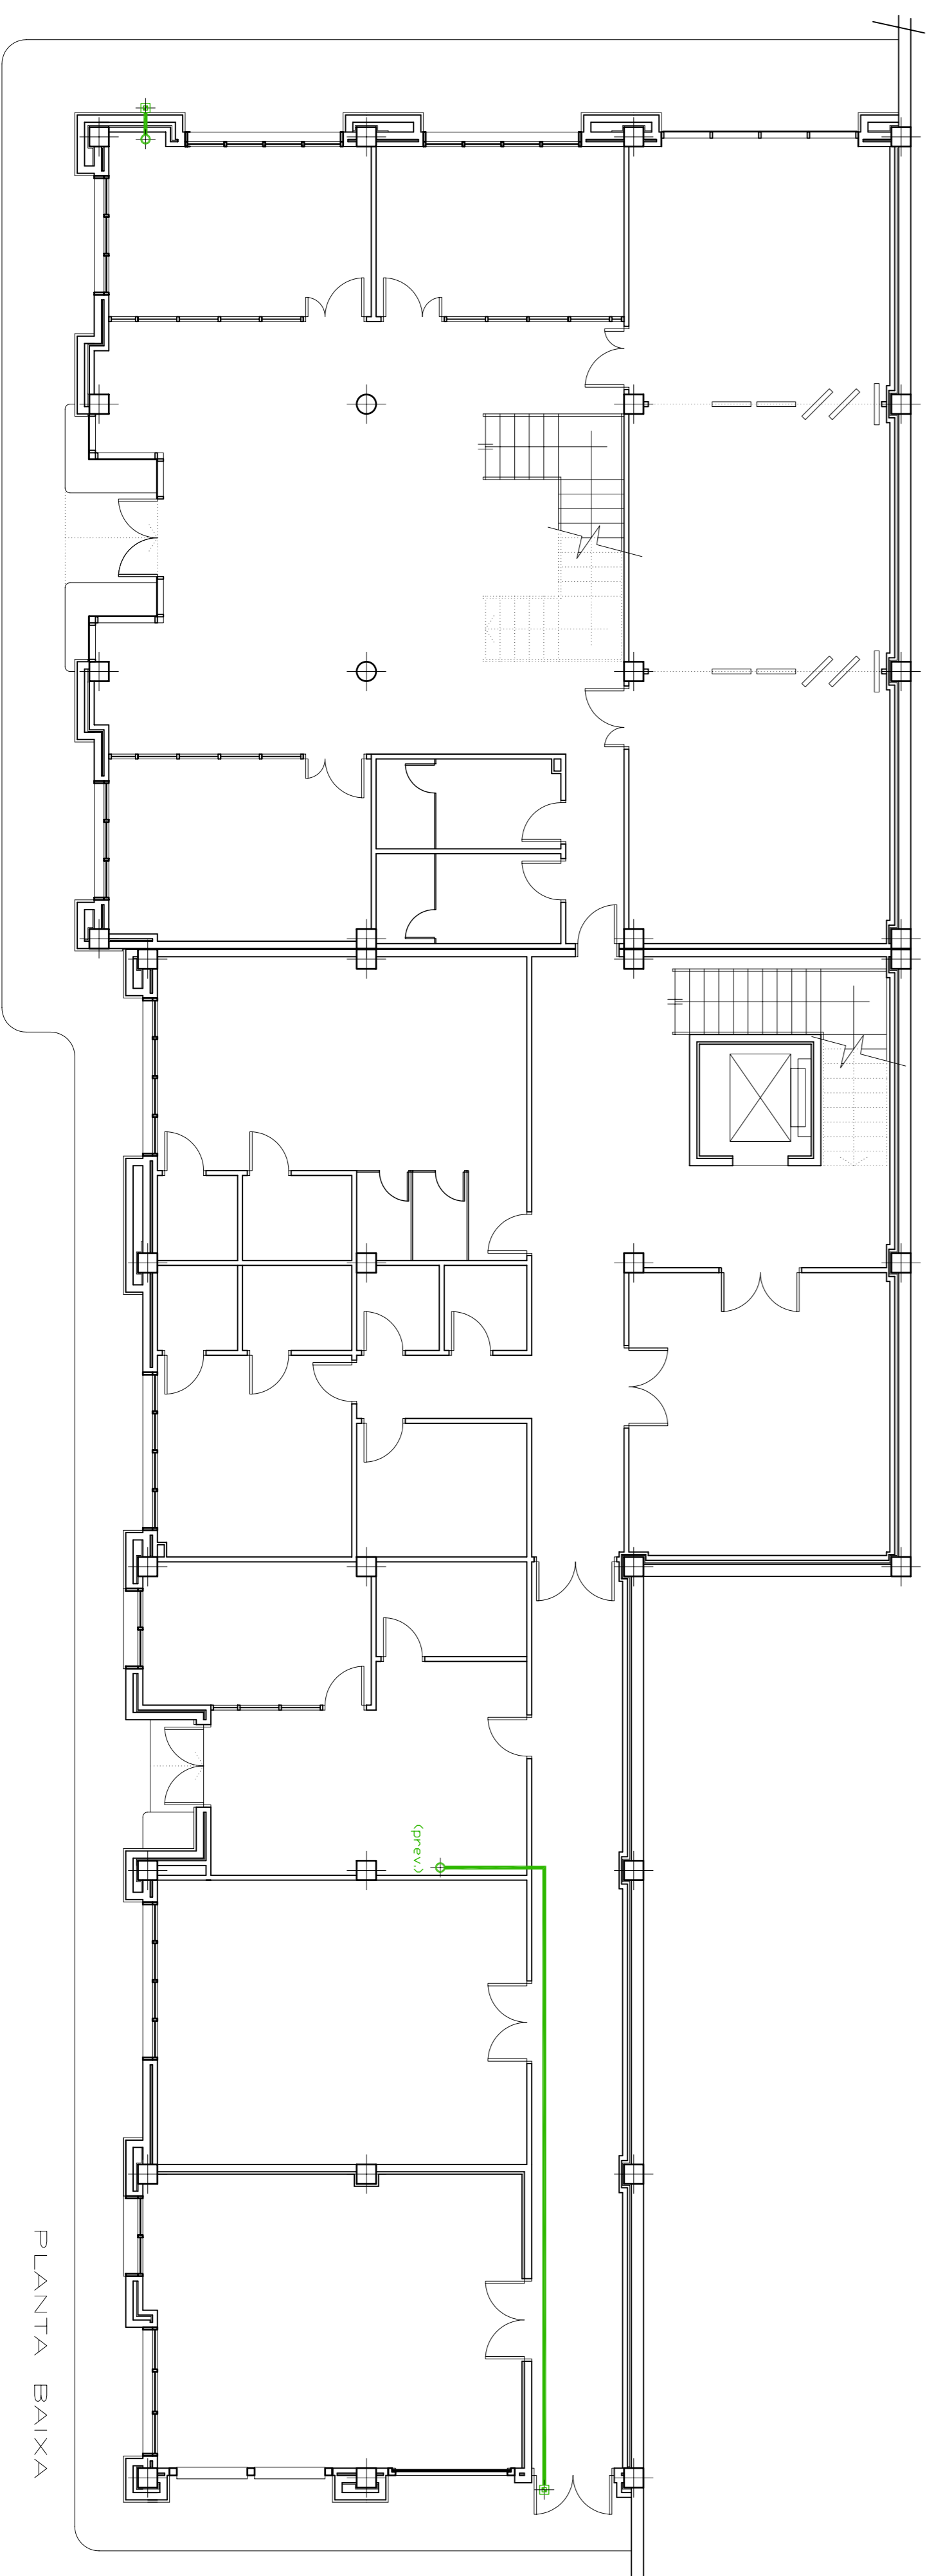

PLANTA BAIXA

LENDA

	Tubaría lisa PVC ø65 mm
	Tubaría lisa PVC ø160 mm
	Tubaría lisa PVC ø250 mm
	Captação vitrina de gases ø250 mm
	Captação campás ø160 mm
	Tubo de ventilación ø250 mm a cuberta (cumio + 100m)
	Tubo de ventilación ø160 mm a cuberta (cumio + 100m)
	Reixa de ventilación fixa en fachada

	Deputación Pontevedra <small>o Enxeñeiro Agrónomo:</small>	<small>Empresario consultor:</small>
	<small>Asda, Alejandro Sanchez de Dios</small>	
Título: LABORATORIO AGROALIMENTARIO NA FINCA MOURISCADA	Odo: Xaneiro 2010	
Situación: Mouriscada – Vilanova – Lataín (Pontevedra)	Escala: 1/100	
Designación: REDES DE EXTRACCIÓN DE GASES	Plano: 05 / 06	